



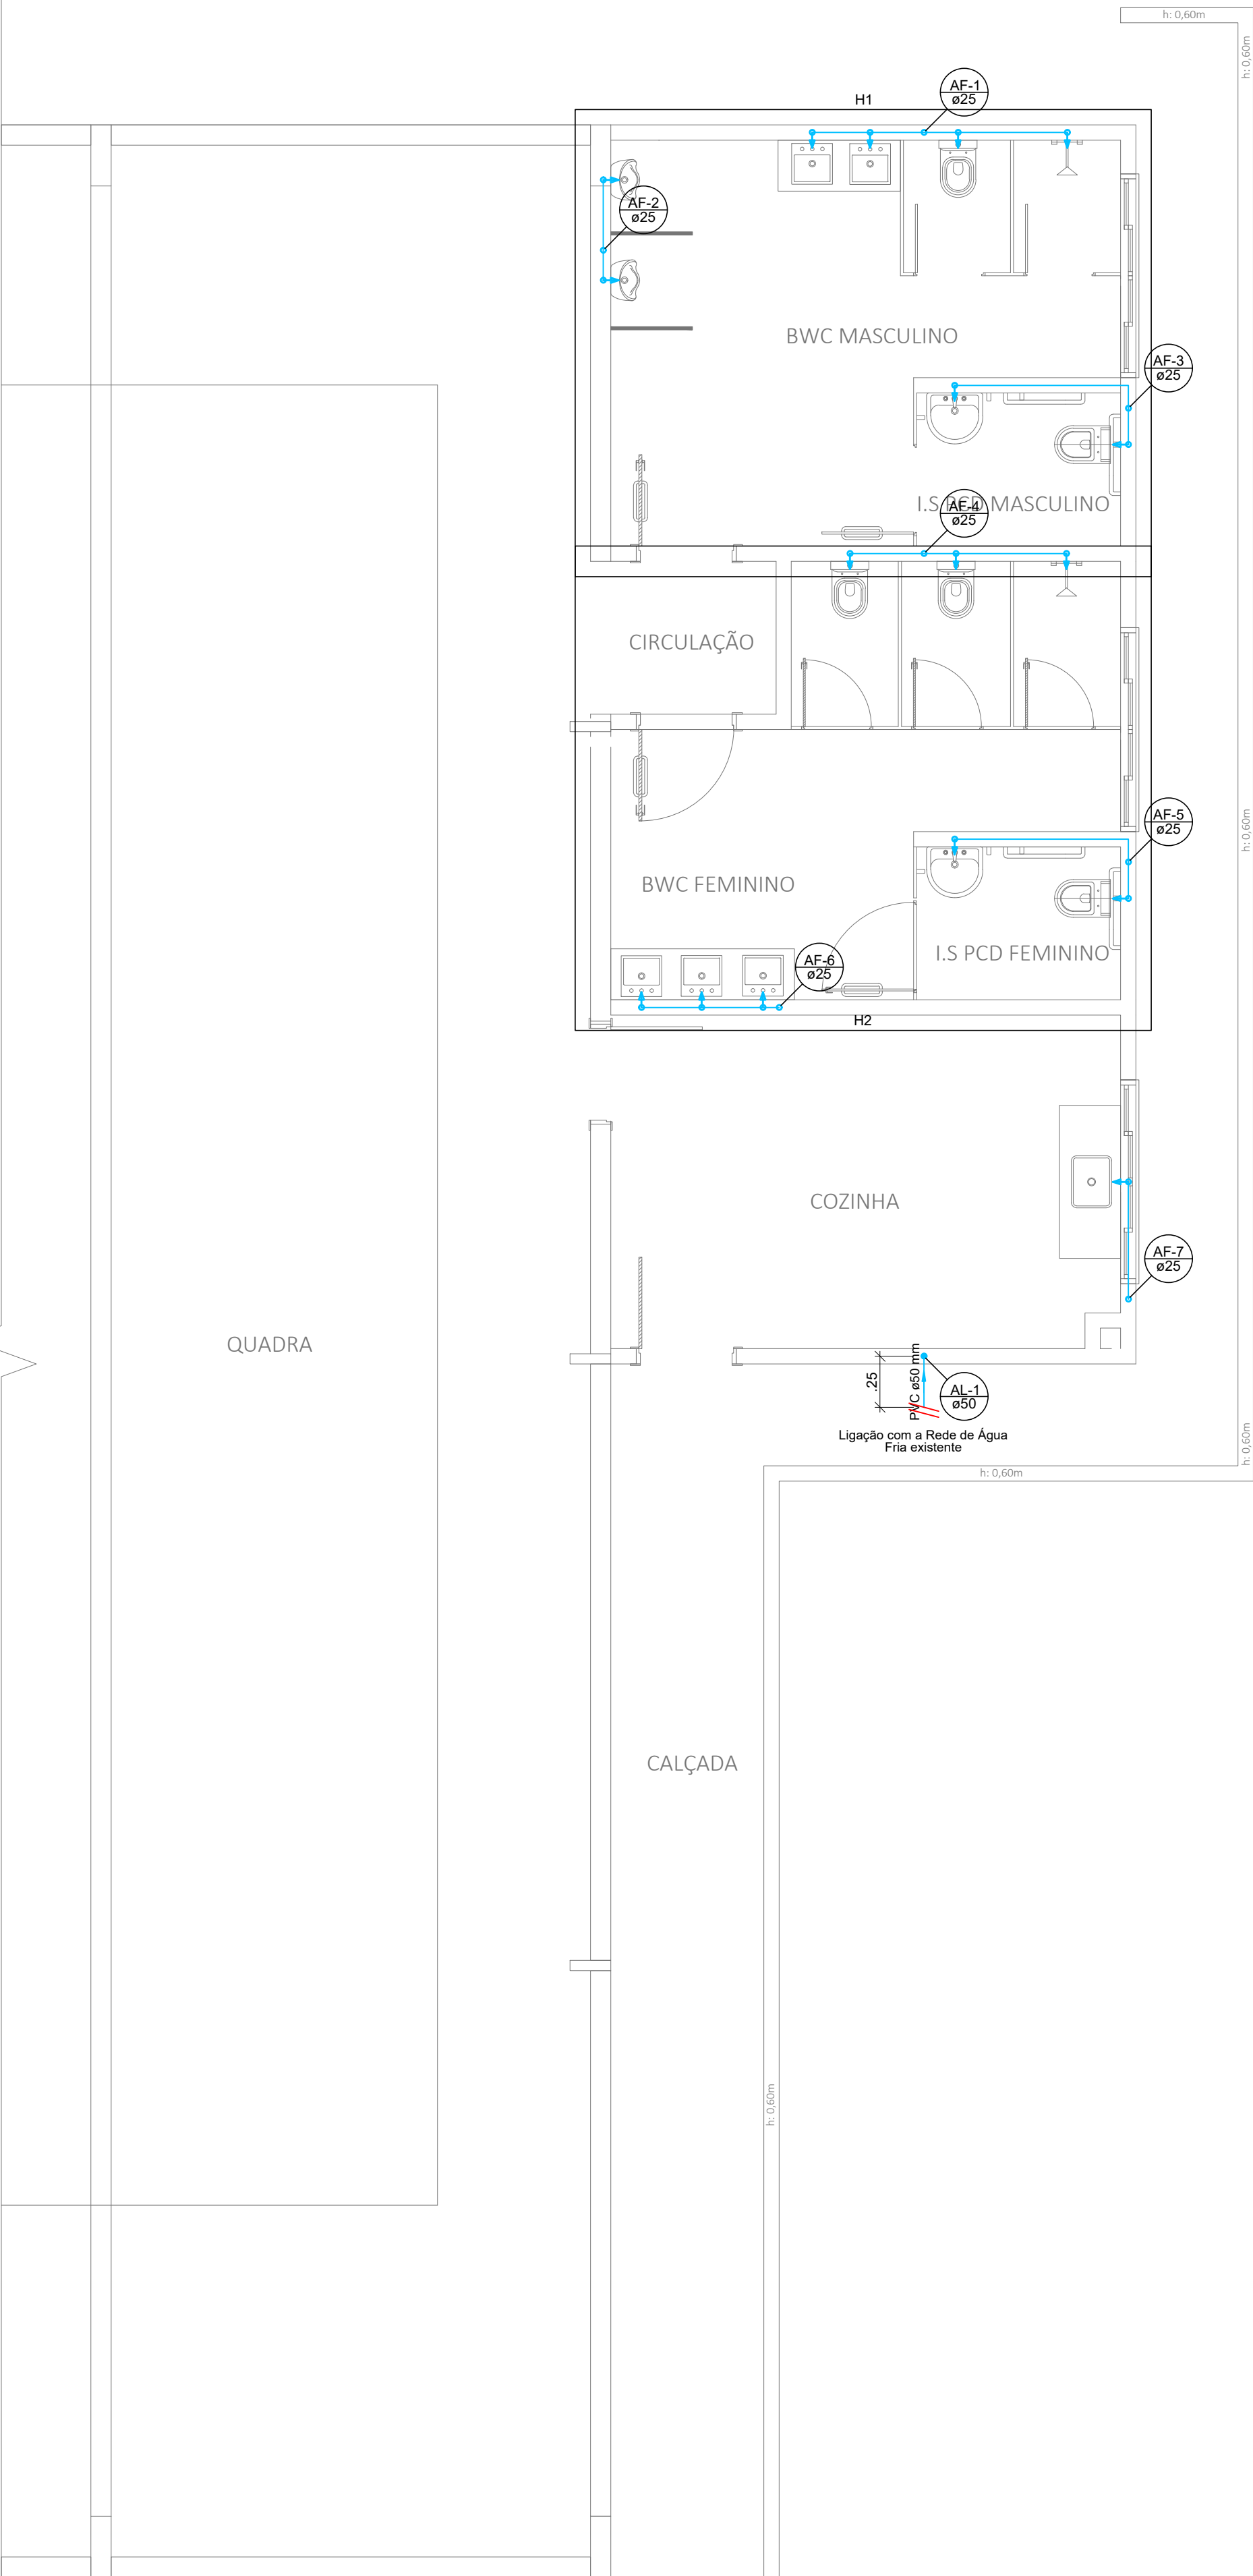

PLANTA BAIXA - HIDRÁULICA
ESCALA: 1:50

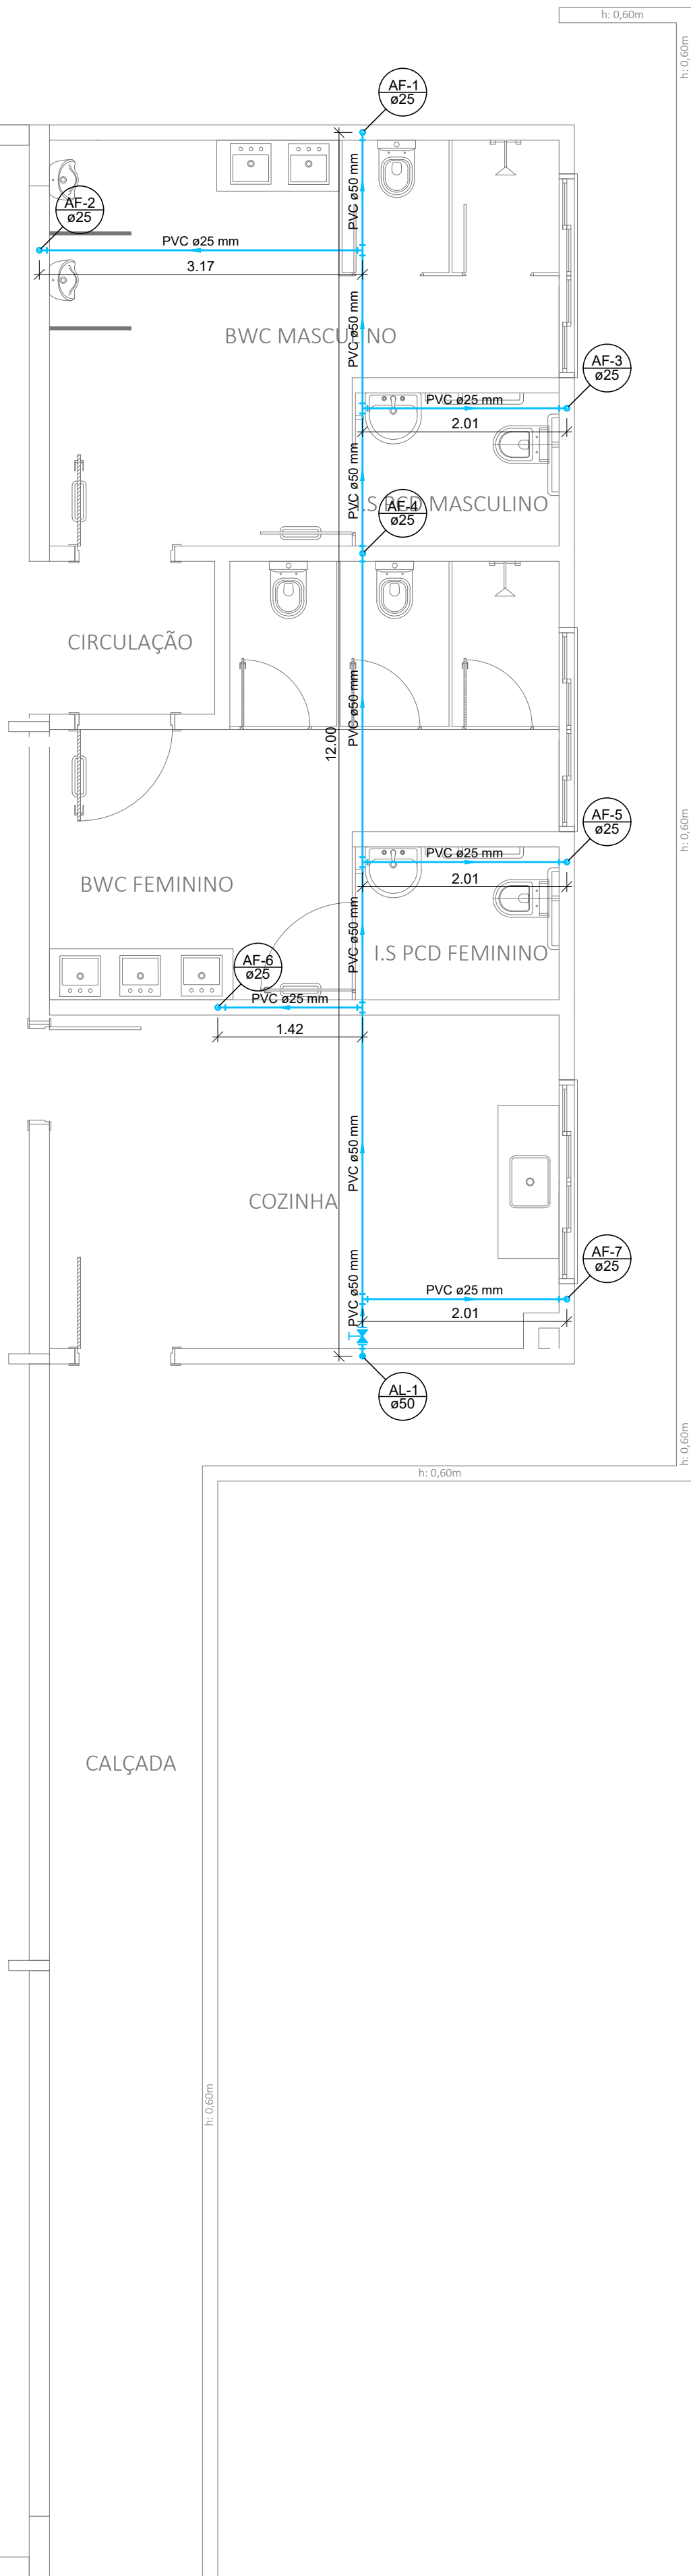

PLANTA BAIXA - BARRILETE
ESCALA: 1:50

QUANTITATIVOS:		
	Tubulação de Água Fria Ø 25mm:	48,77m
	Tubulação de Água Fria Ø 50mm:	12,00m
	Registro de gaveta c/canopla cromada 3/4" (25mm):	07 unidades
	Registro de gaveta bruto 1.1/2" (50mm):	01 unidade
	Registro de Pressão 3/4" (25mm):	02 unidades
Legenda das indicações		
RG	Registro de gaveta	0,40m
VS	Vaso sanitário.....	0,25 m
MIC	Mictório.....	0,90 m
RP	Registro de Pressão.....	1,10 m
TI	Torneira interna.....	0,60 m
LV	Lavatório.....	0,70 m
PIA	Plia de Cozinha.....	0,90 m
LEGENDA:		
TETO		PISO
Tubulação de Água Fria		
Tubulação de Alimentação		

LUIZ CARLOS BONI
PREFEITO MUNICIPAL

HUGO HEWANS LEONARDI
ENGENHEIRO CIVIL
CREA - PR 102404-D

PREFEITURA MUNICIPAL:

PREFEITURA DO MUNICÍPIO DE PLANALTO
CNPJ 76.460.526/0001-16
Praça São Francisco de Assis, 1583.
Fones: (046) 3555-1331 - Fax: (046) 3555-1331
85750-000 - PLANALTO - PARANÁ
ADM.: MARLON FERNANDO KUHN

EXECUÇÃO:

PREFEITURA MUNICIPAL DE PLANALTO-PR

OBRA:

AMPLIAÇÃO DA QUADRA POLIESPORTIVA

PROJETO:

HIDRÁULICO

FRANCIAS:

PLANTA BAIXA HIDRÁULICA; PLANTA BAIXA BARRILETE

DATA:

MAIO DE 2024


ESCALA:

INDICADA


ÁREA DA AMPLIAÇÃO:

62,57 m²


01/02

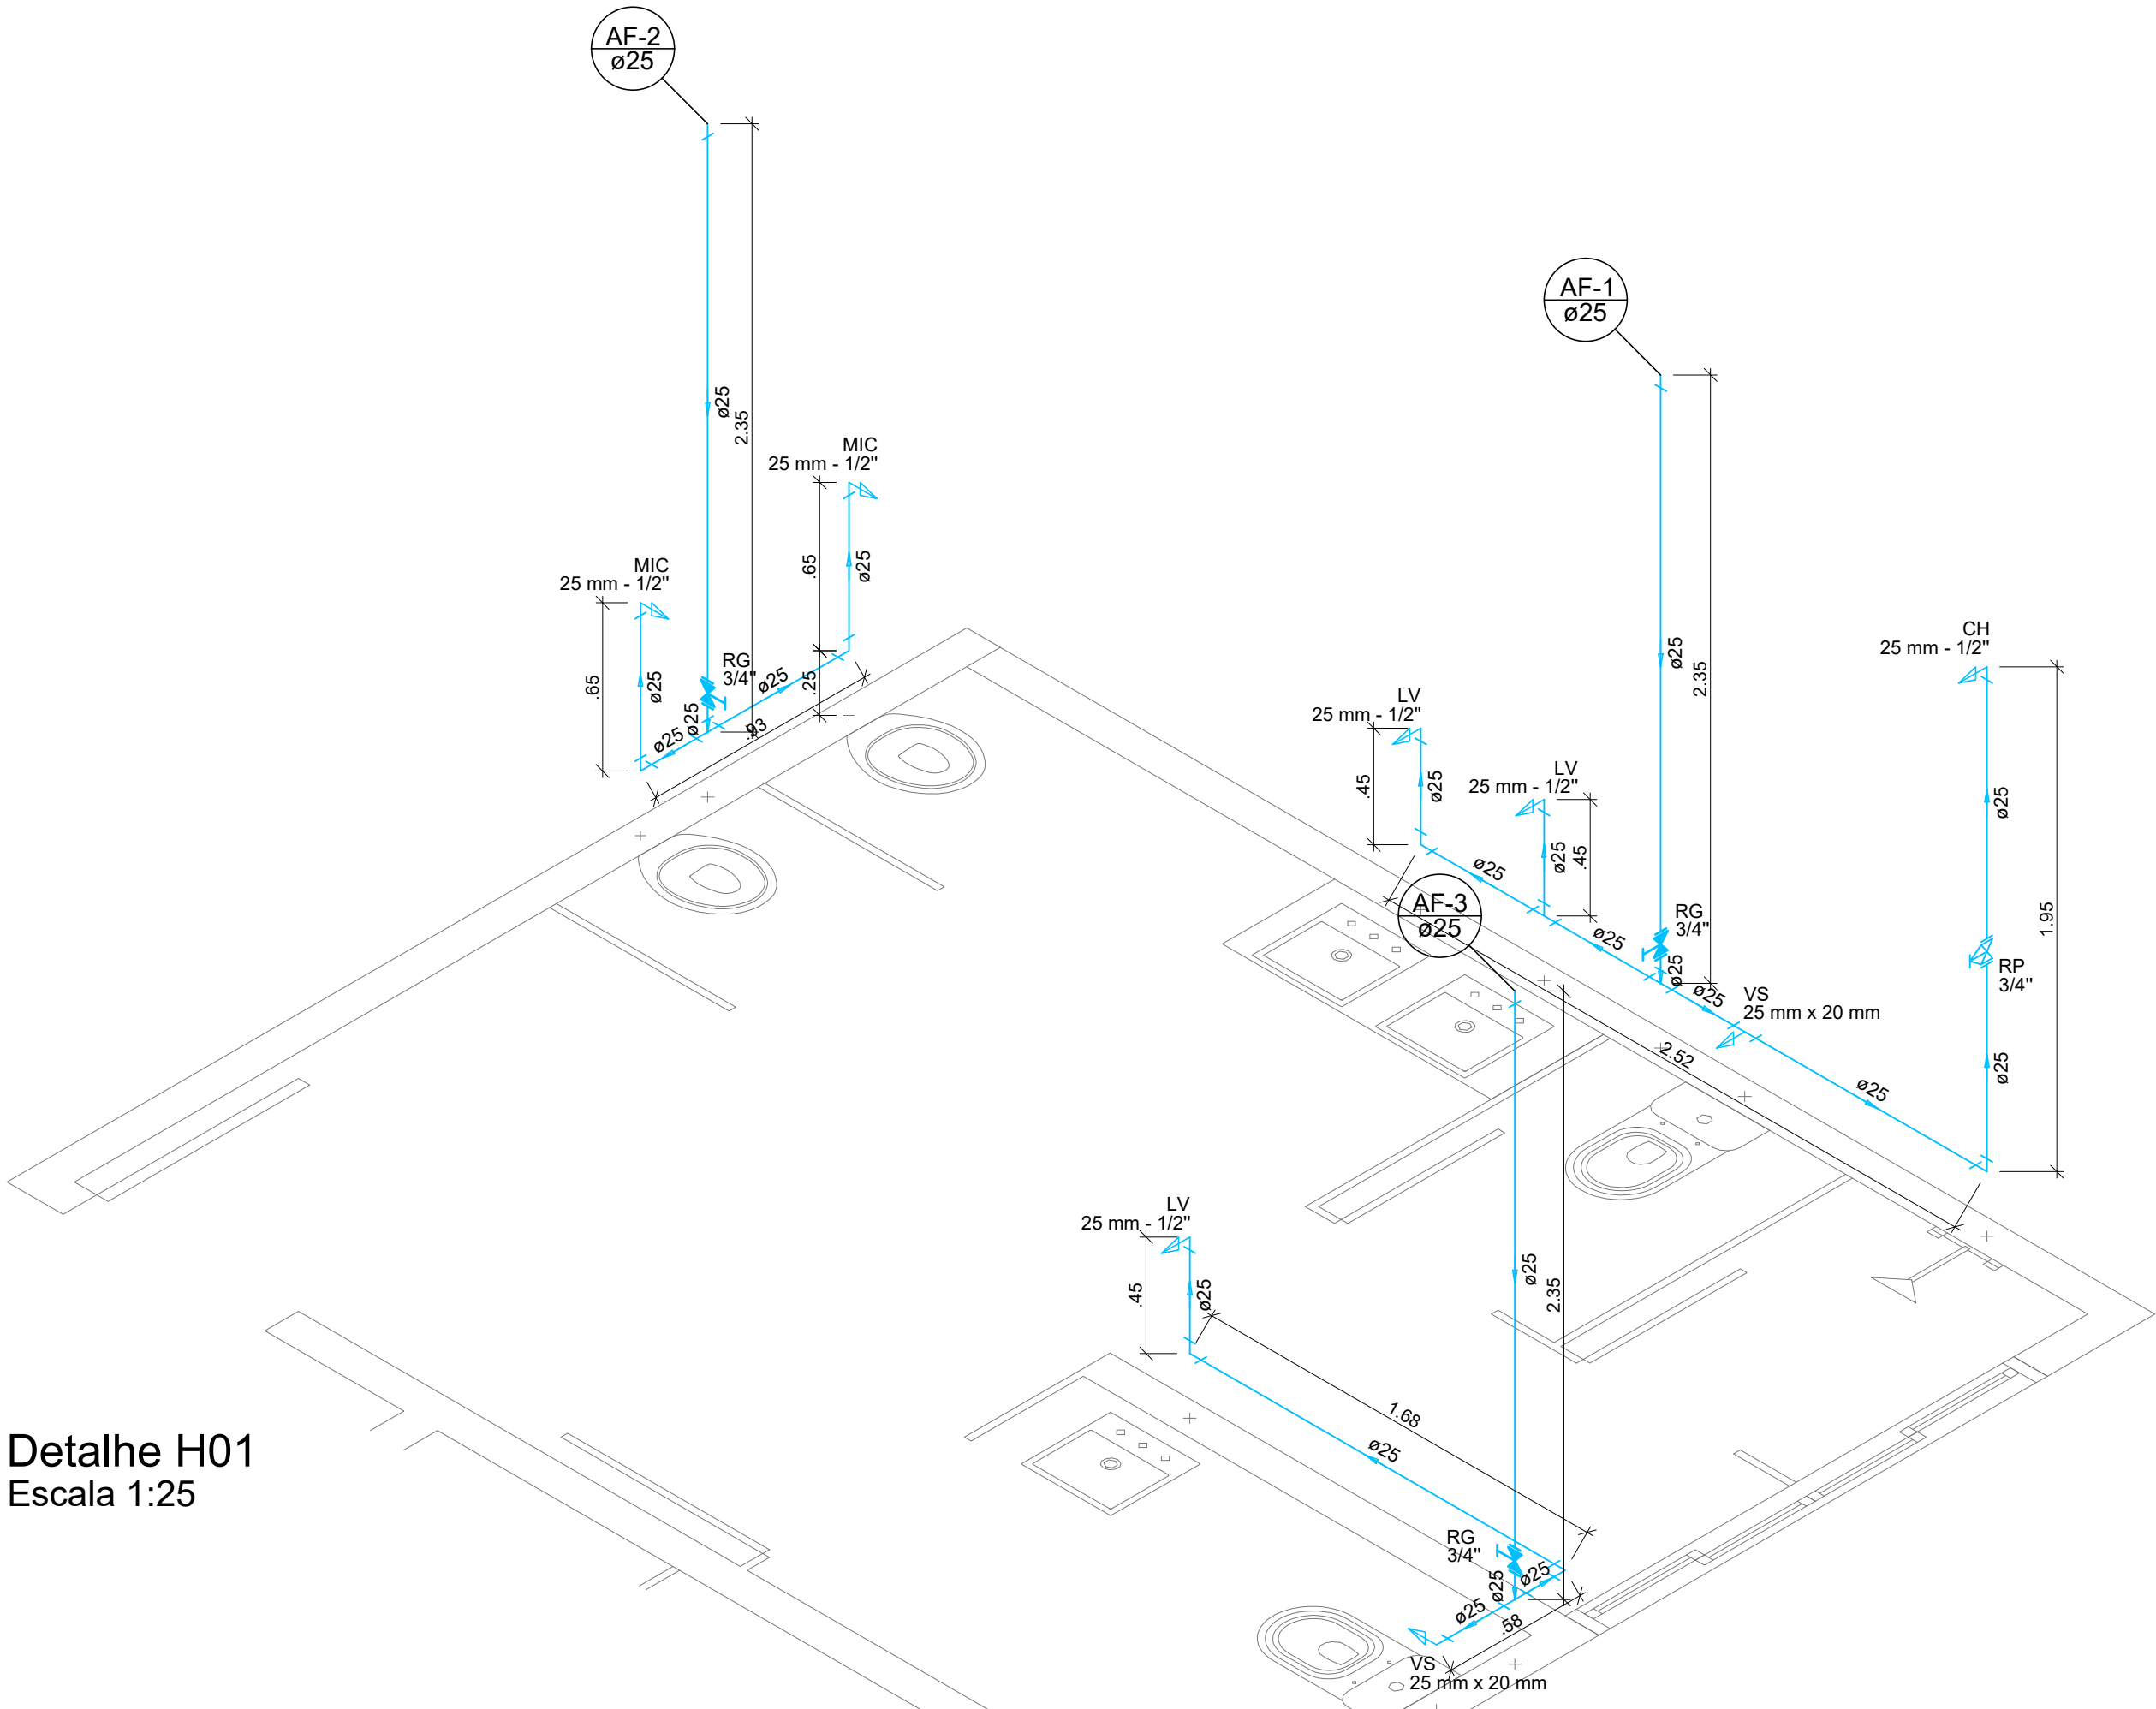



Detalhe H01
Escala 1:25

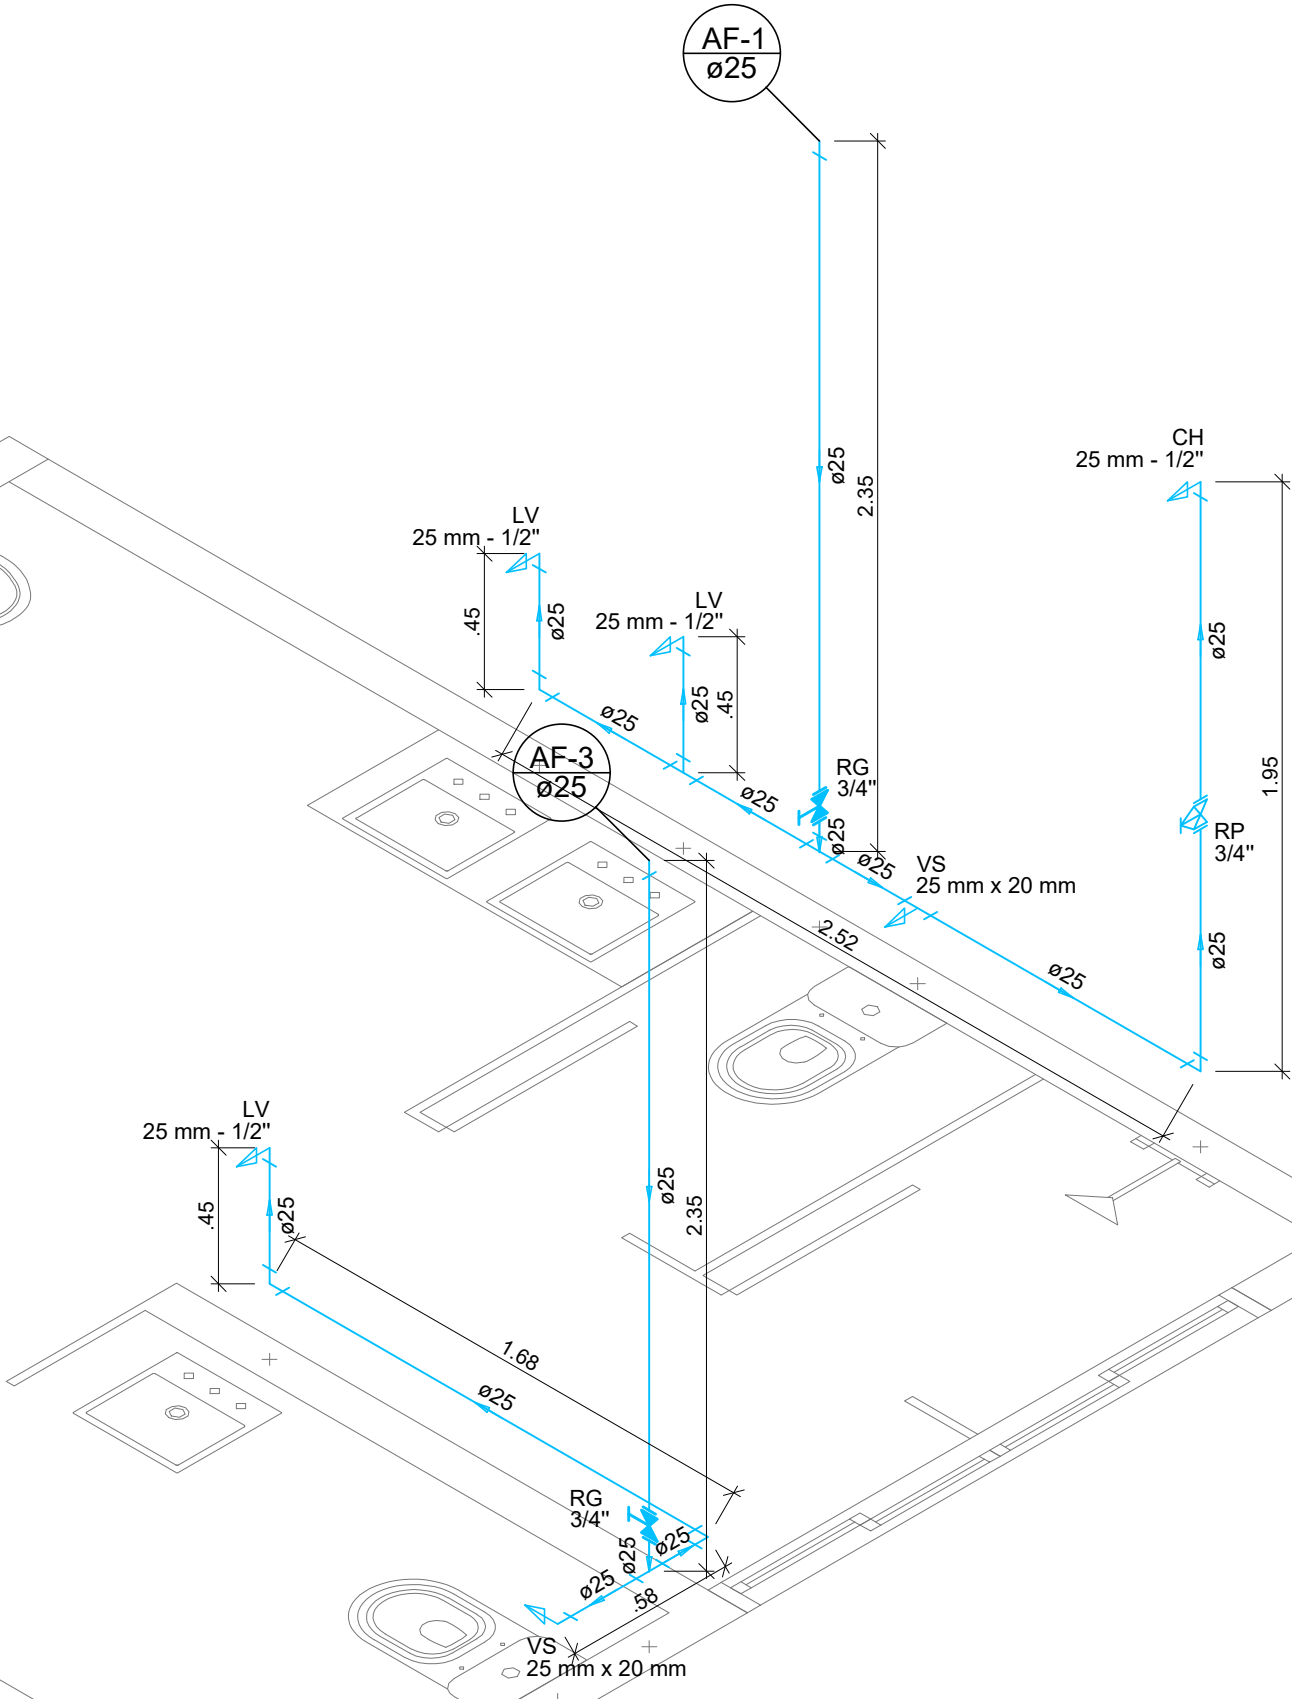

Detalhe H03
Escala 1:25

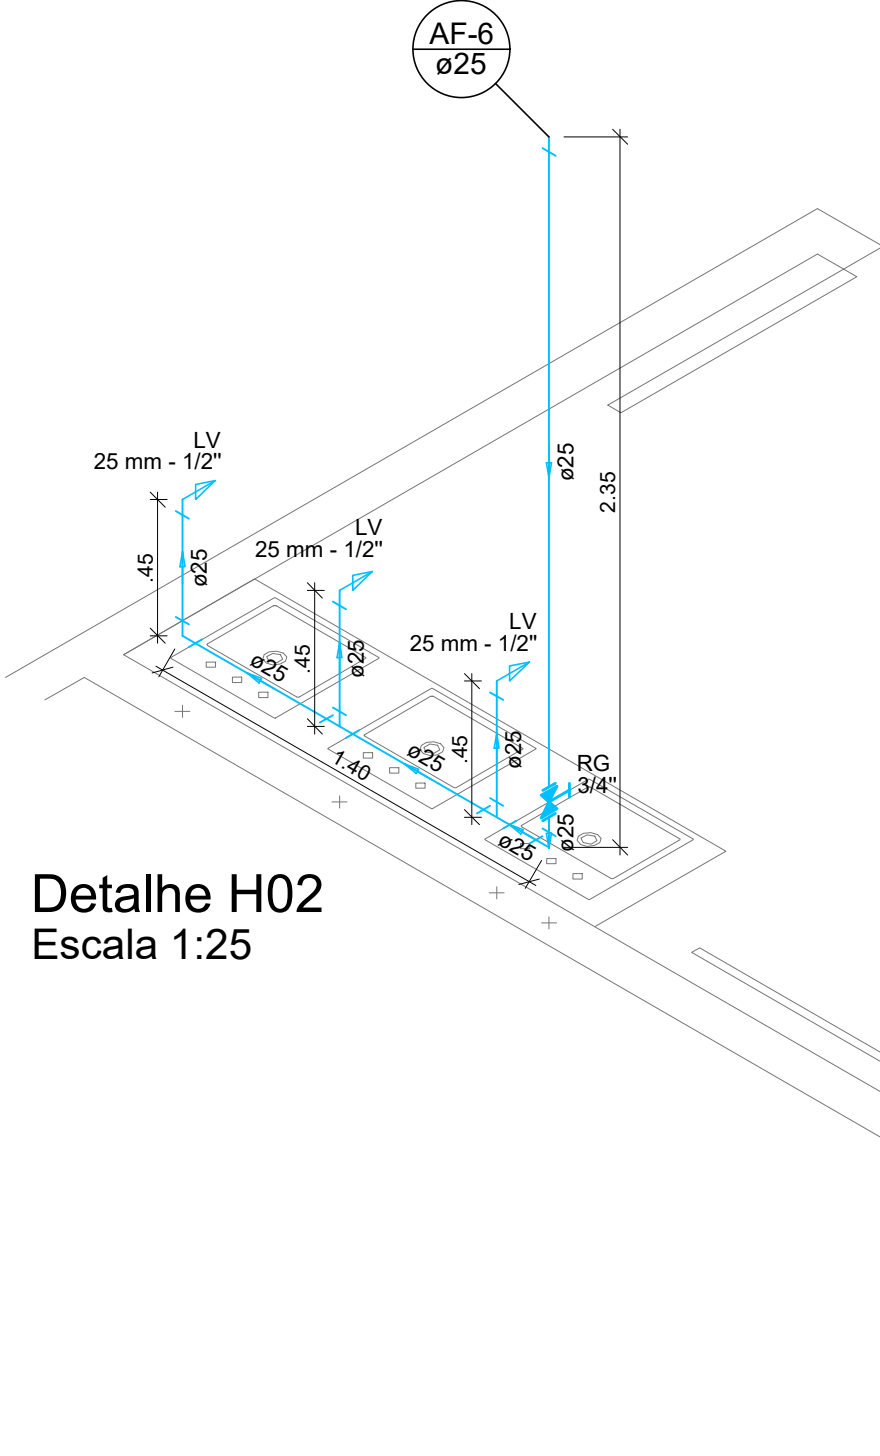

Detalhe H02
Escala 1:25

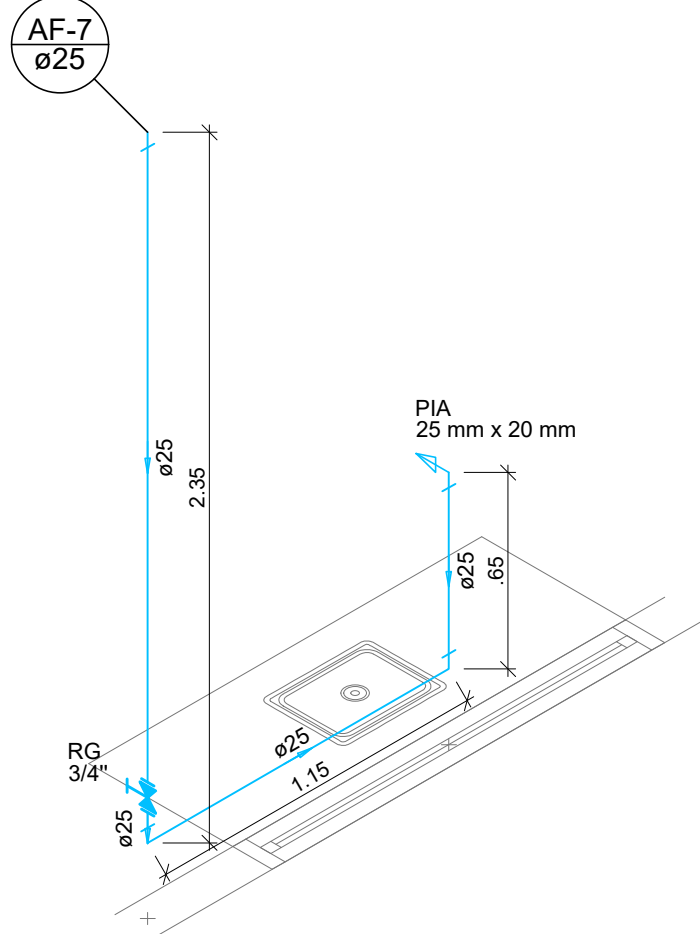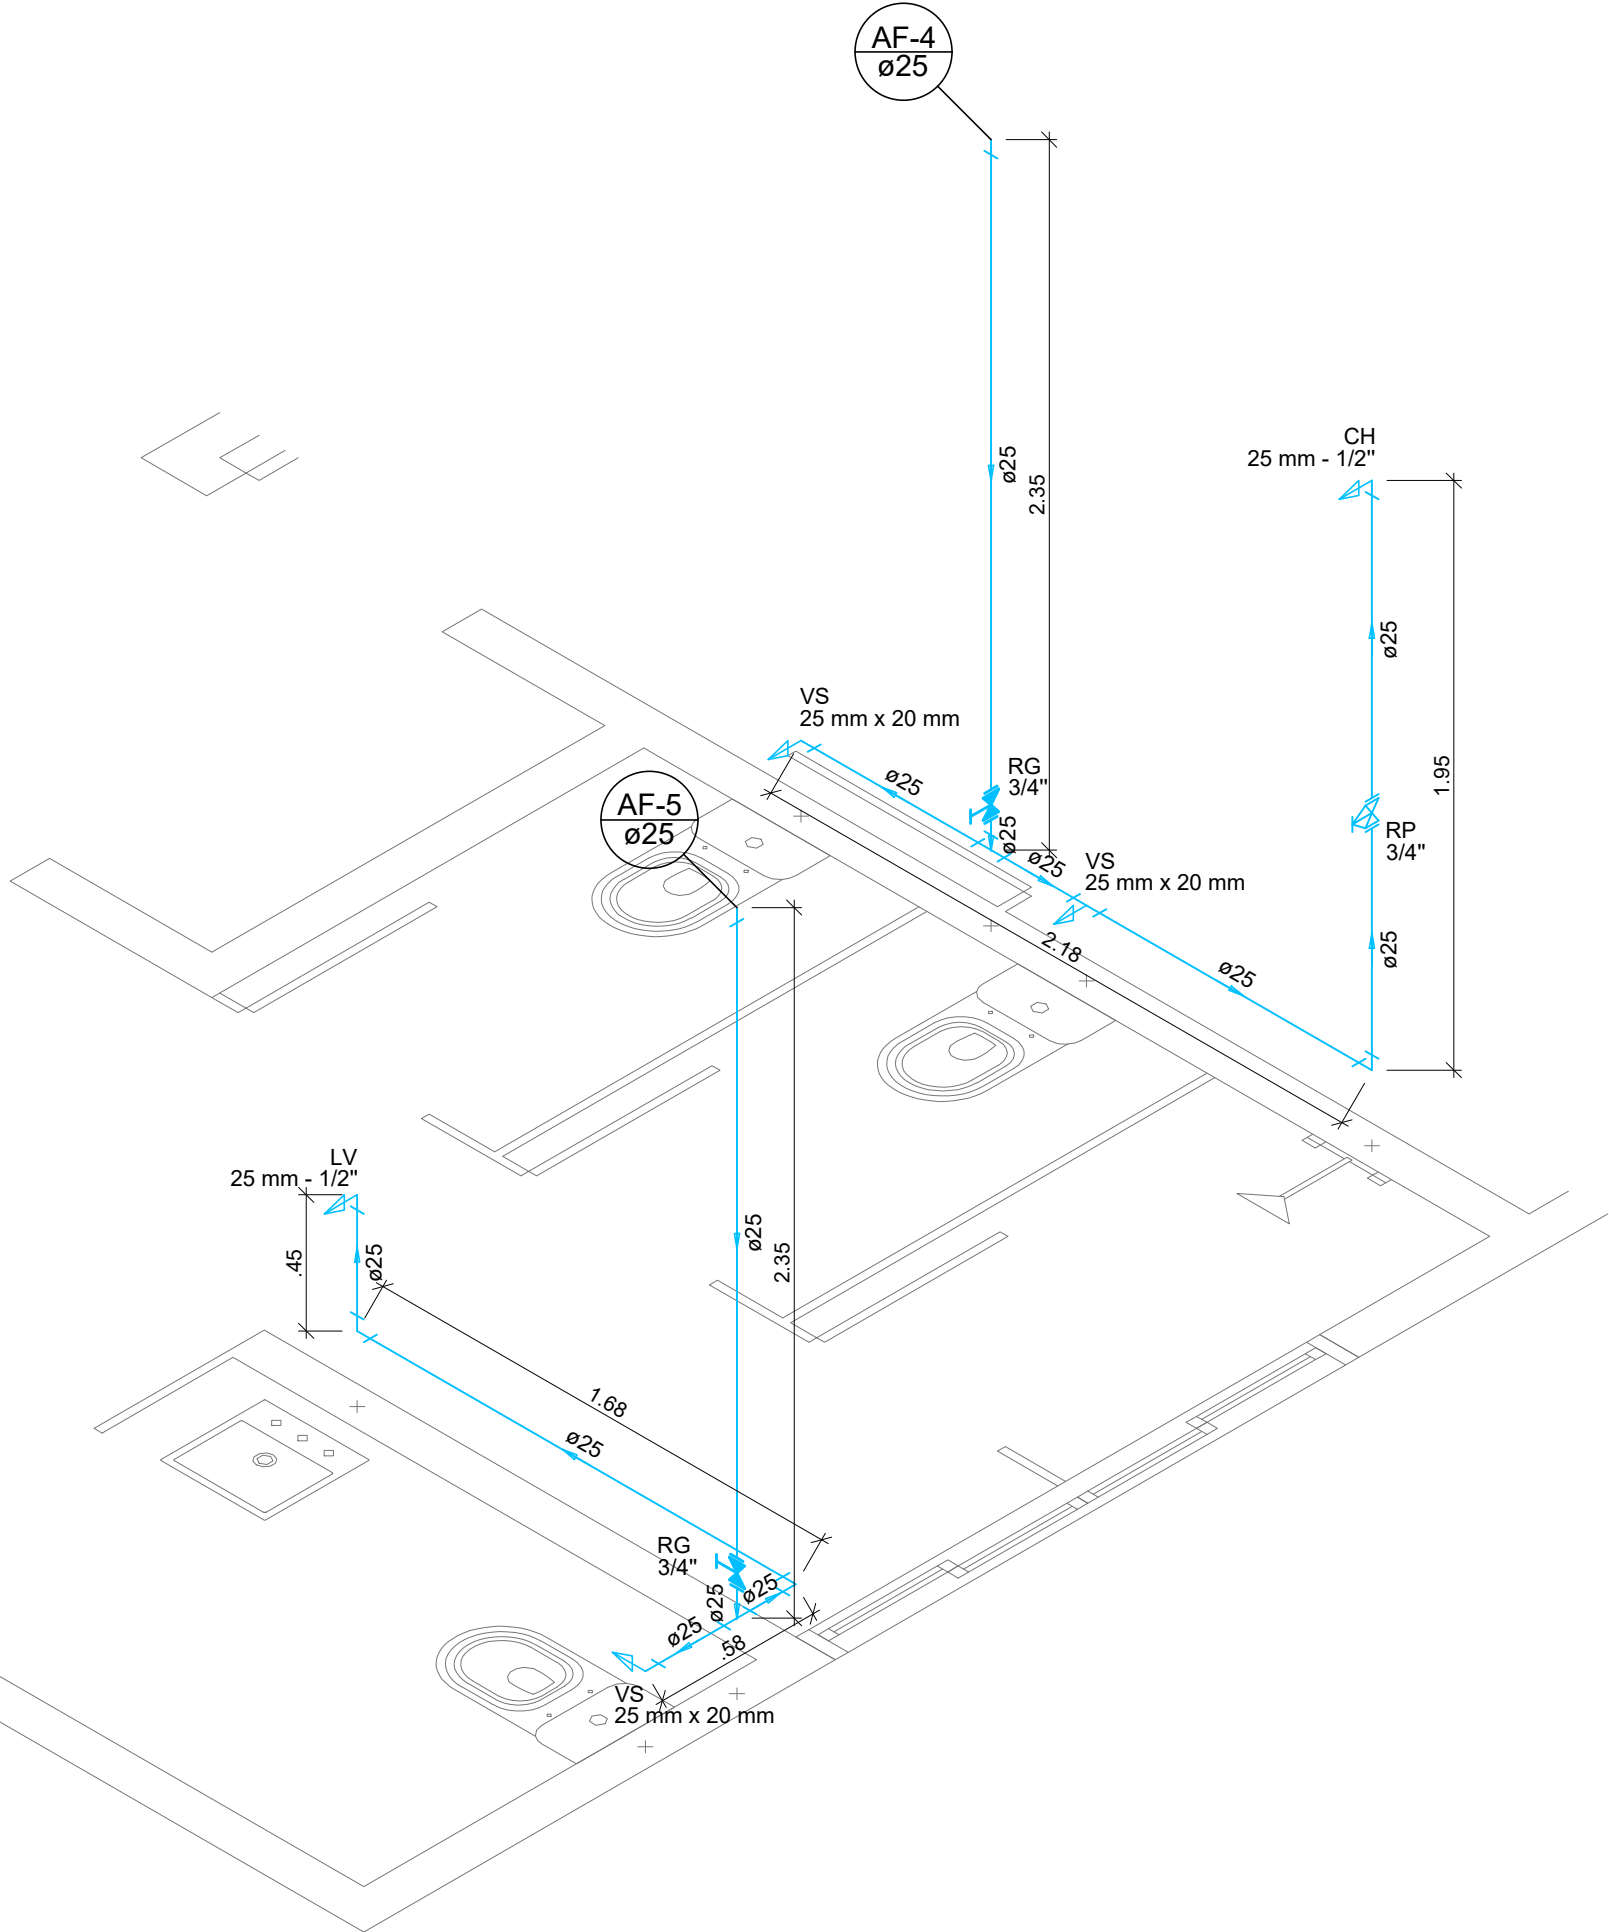

Legenda das indicações		
RG	Registro de gaveta	0,40m
VS	Vaso sanitário.....	0,25 m
MIC	Mictório.....	0,90 m
RP	Registro de Pressão.....	1,10 m
TI	Tomeira interna.....	0,60 m
LV	Lavatório.....	0,70 m

LEGENDA:		
	TETO	PISO
Tubulação de Água Fria		
Tubulação de Alimentação		

LUIZ CARLOS BONI
PREFEITO MUNICIPAL

HUGO HEWANS LEONARDI
ENGENHEIRO CIVIL
CREA - PR 102404-D

PREFEITURA MUNICIPAL:

PREFEITURA DO MUNICÍPIO DE PLANALTO
CNPJ 76.460.526/0001-16
Praça São Francisco de Assis, 1583.
Fones: (046) 3555-1331 - Fax: (046) 3555-1331
85750-000 - PLANALTO - PARANÁ
ADM.: MARLON FERNANDO KUHN

PROPRIETÁRIO:

PREFEITURA MUNICIPAL DE PLANALTO-PR

OBRA:

AMPLIAÇÃO DA QUADRA POLIESPORTIVA

PROJETO:

HIDRÁULICO

PRANCHAS:

DETALHES ISOMÉTRICOS

DATA:

MAIO DE 2024

ESCALA:

INDICADA

ÁREA DA AMPLIAÇÃO:

62,57 m²

02/02