
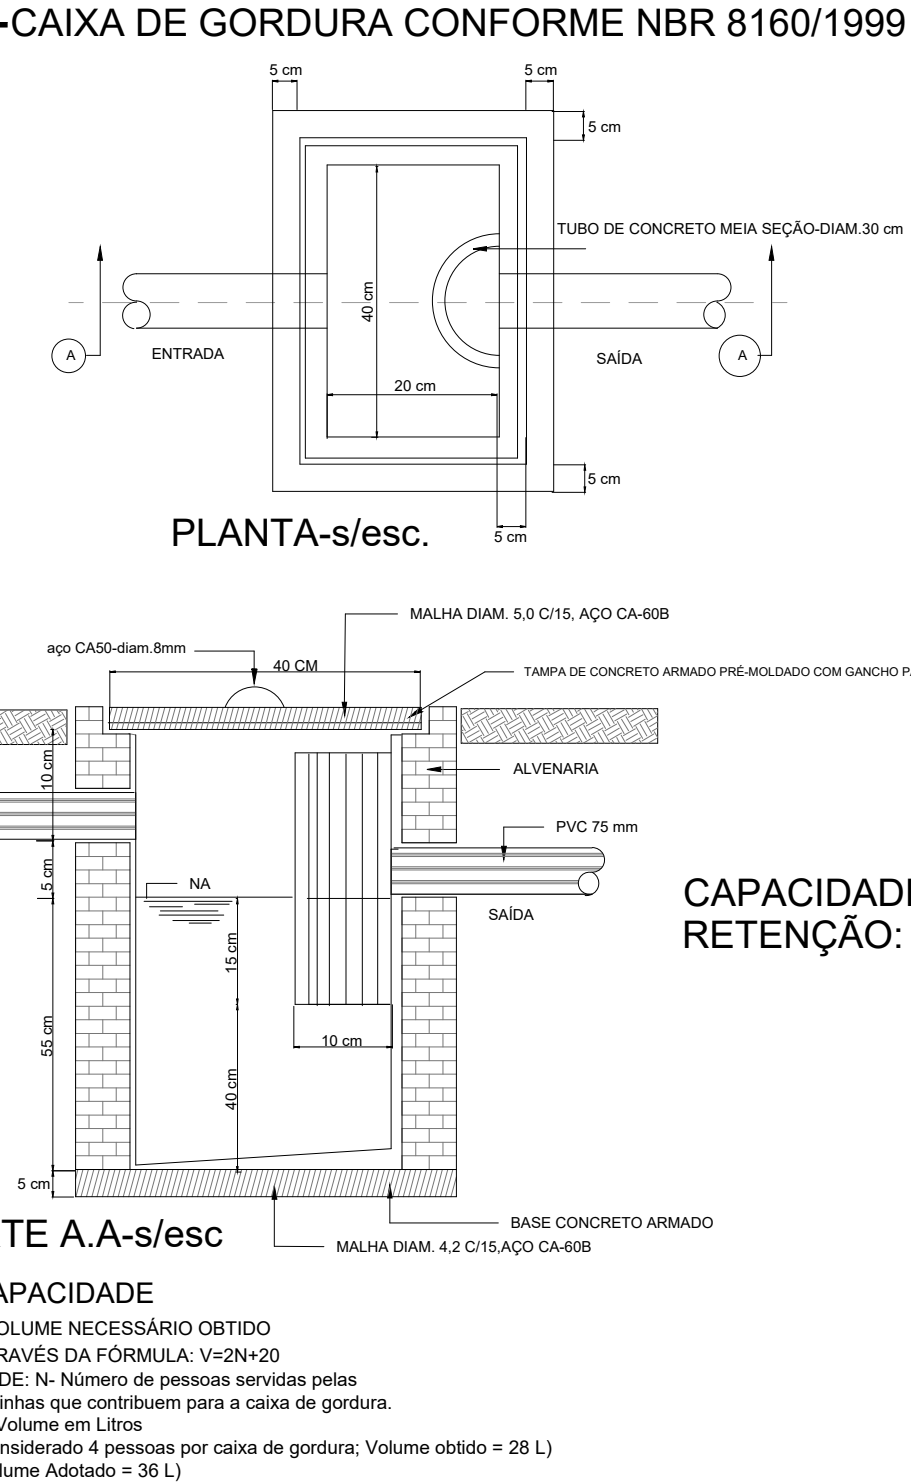
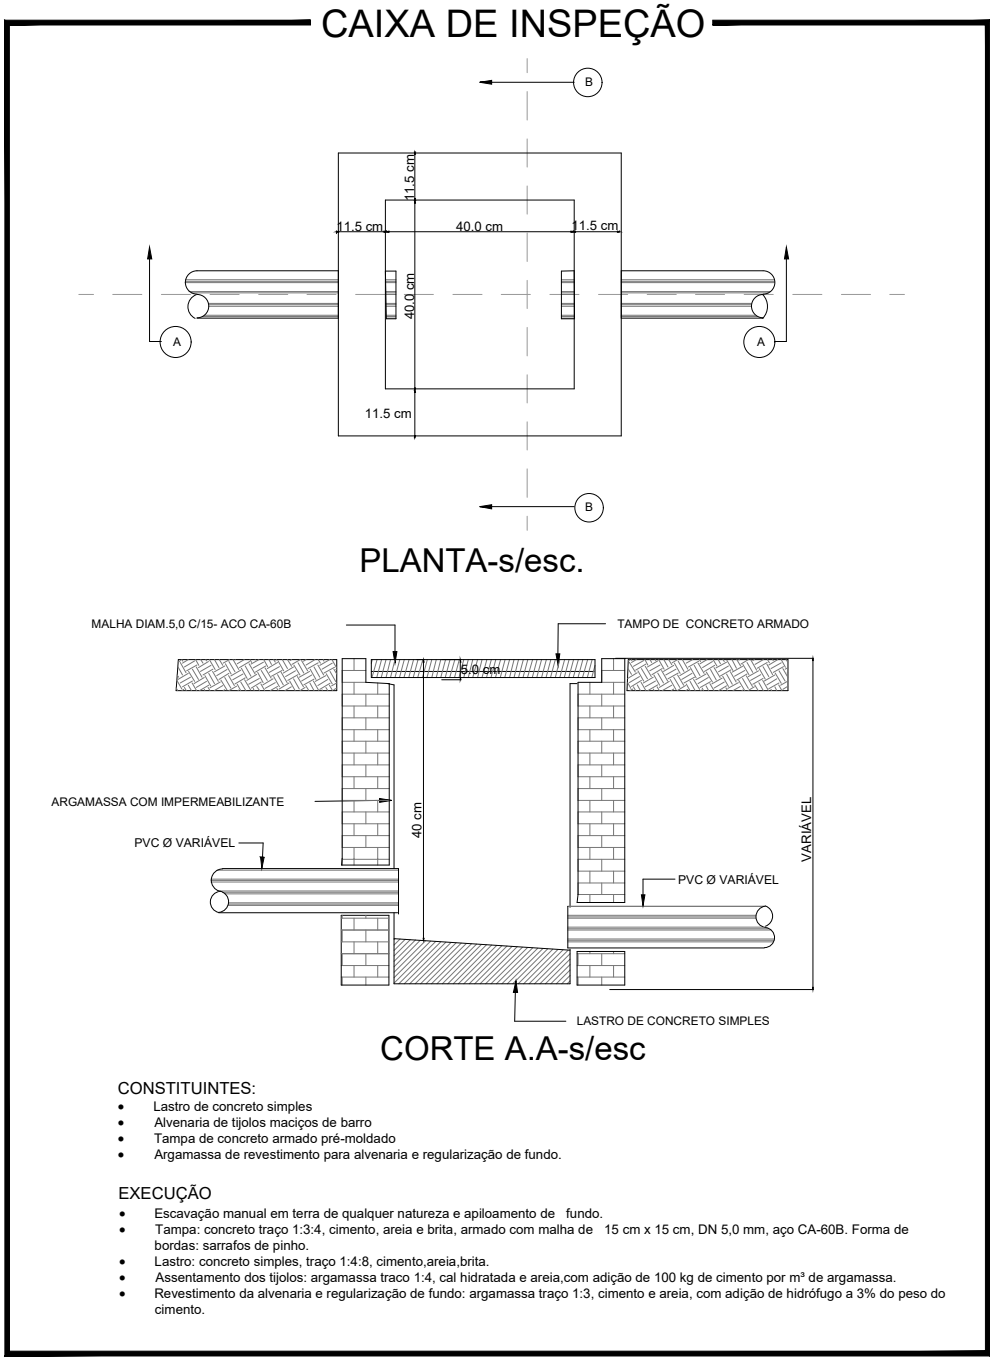


PLANTA BAIXA
ESCALA: 1:50

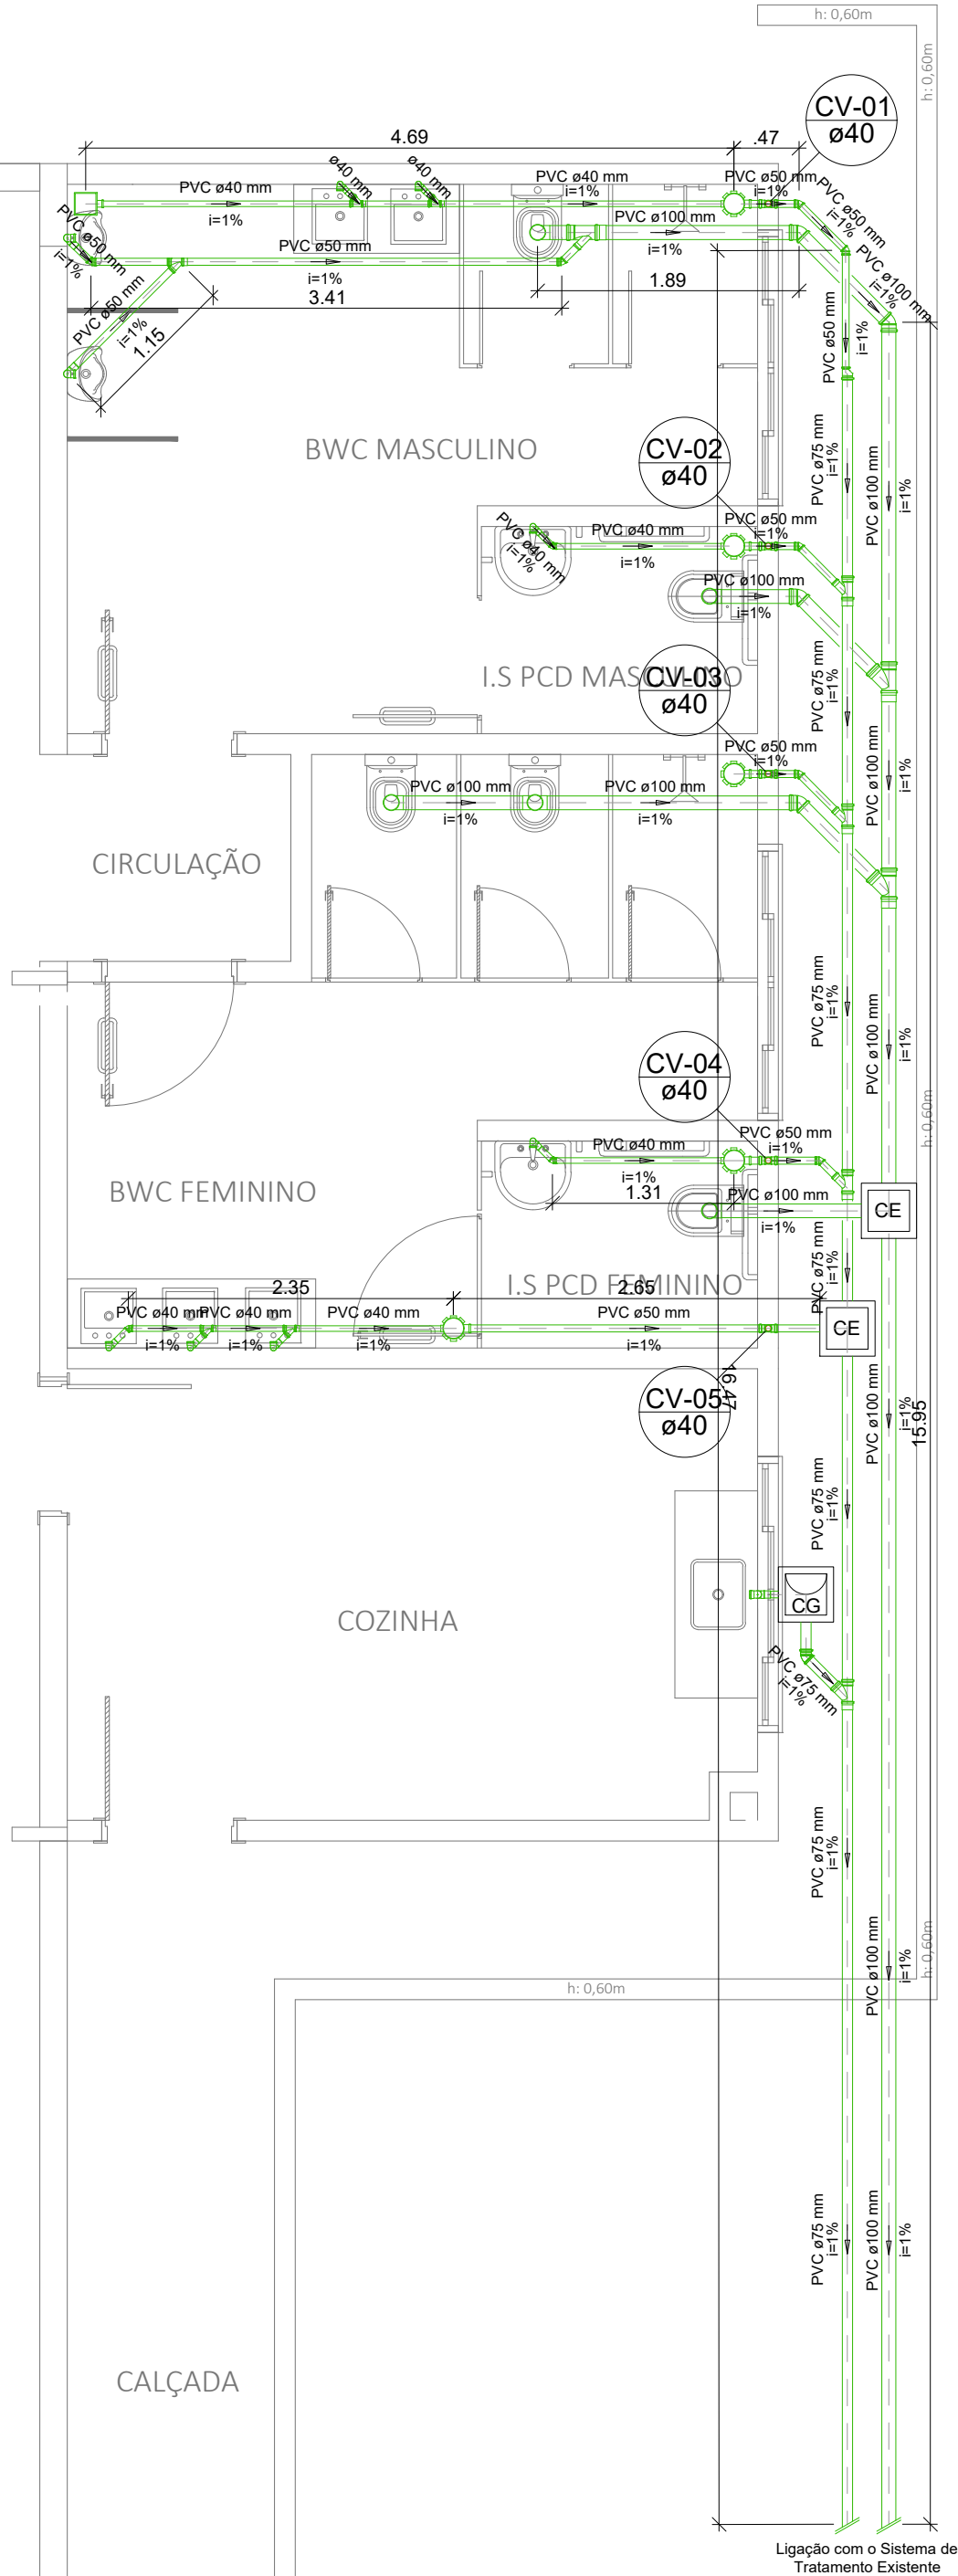

QUANTITATIVOS:

- Tubulação de Esgoto Ø 40mm: 26,95m
- Tubulação de Esgoto Ø 50mm: 13,73m
- Tubulação de Esgoto Ø 75mm: 17,05m
- Tubulação de Esgoto Ø 100mm: 25,25m
- Caixa Sifonada (100x100x50): 05 unidades
- Ralo Terminal (100x100x40): 01 unidade
- Caixa de Inspeção: 02 unidades
- Caixa de Gordura 36 litros: 01 unidade

Legenda

- Caixa Sifonada
- Ralo Terminal
- Caixa de Inseção
- Caixa de Gordura 36 litros
- Cap
- Curva 90 curta- coluna
- Joelho 45
- Junção simples
- Lavatório de Uso Geral
- Máquina de Lavar Roupas- DN 40mm
- Pia de Cozinha Residencial com Sifão 50mm
- Ramais de Ventilação
- Redução excêntrica- superior
- Tanque de Lavar Roupas DN 40mm
- Te 45
- Te sanitário
- Vaso Sanitário c/ J90° com vista

LUIZ CARLOS BONI
PREFEITO MUNICIPAL

HUGO HEWANS LEONARDI
ENGENHEIRO CIVIL
CREA - PR 102404-D

PREFEITURA MUNICIPAL:



PREFEITURA DO MUNIÍPIO DE PLANALTO
CNPJ 76.460.526/0001-16
Praça São Francisco de Assis, 1583.
Fones: (046) 3555-1331 - Fax: (046) 3555-1331
85750-000 - PLANALTO - PARANÁ
ADM.: MARLON FERNANDO KUHN

PROPRIETARIO:
PREFEITURA MUNICIPAL DE PLANALTO-PR

OBRA:
AMPLIAÇÃO DA QUADRA POLIESPORTIVA

PROIETO:
SANITÁRIO

PRANCHAS:
PLANTA BAIXA SANITÁRIA; DETALHES

DATA:
MAIO DE 2024

ESCALA:
INDICADA

AREA DA AMPLIAÇÃO:
62,57 m²