


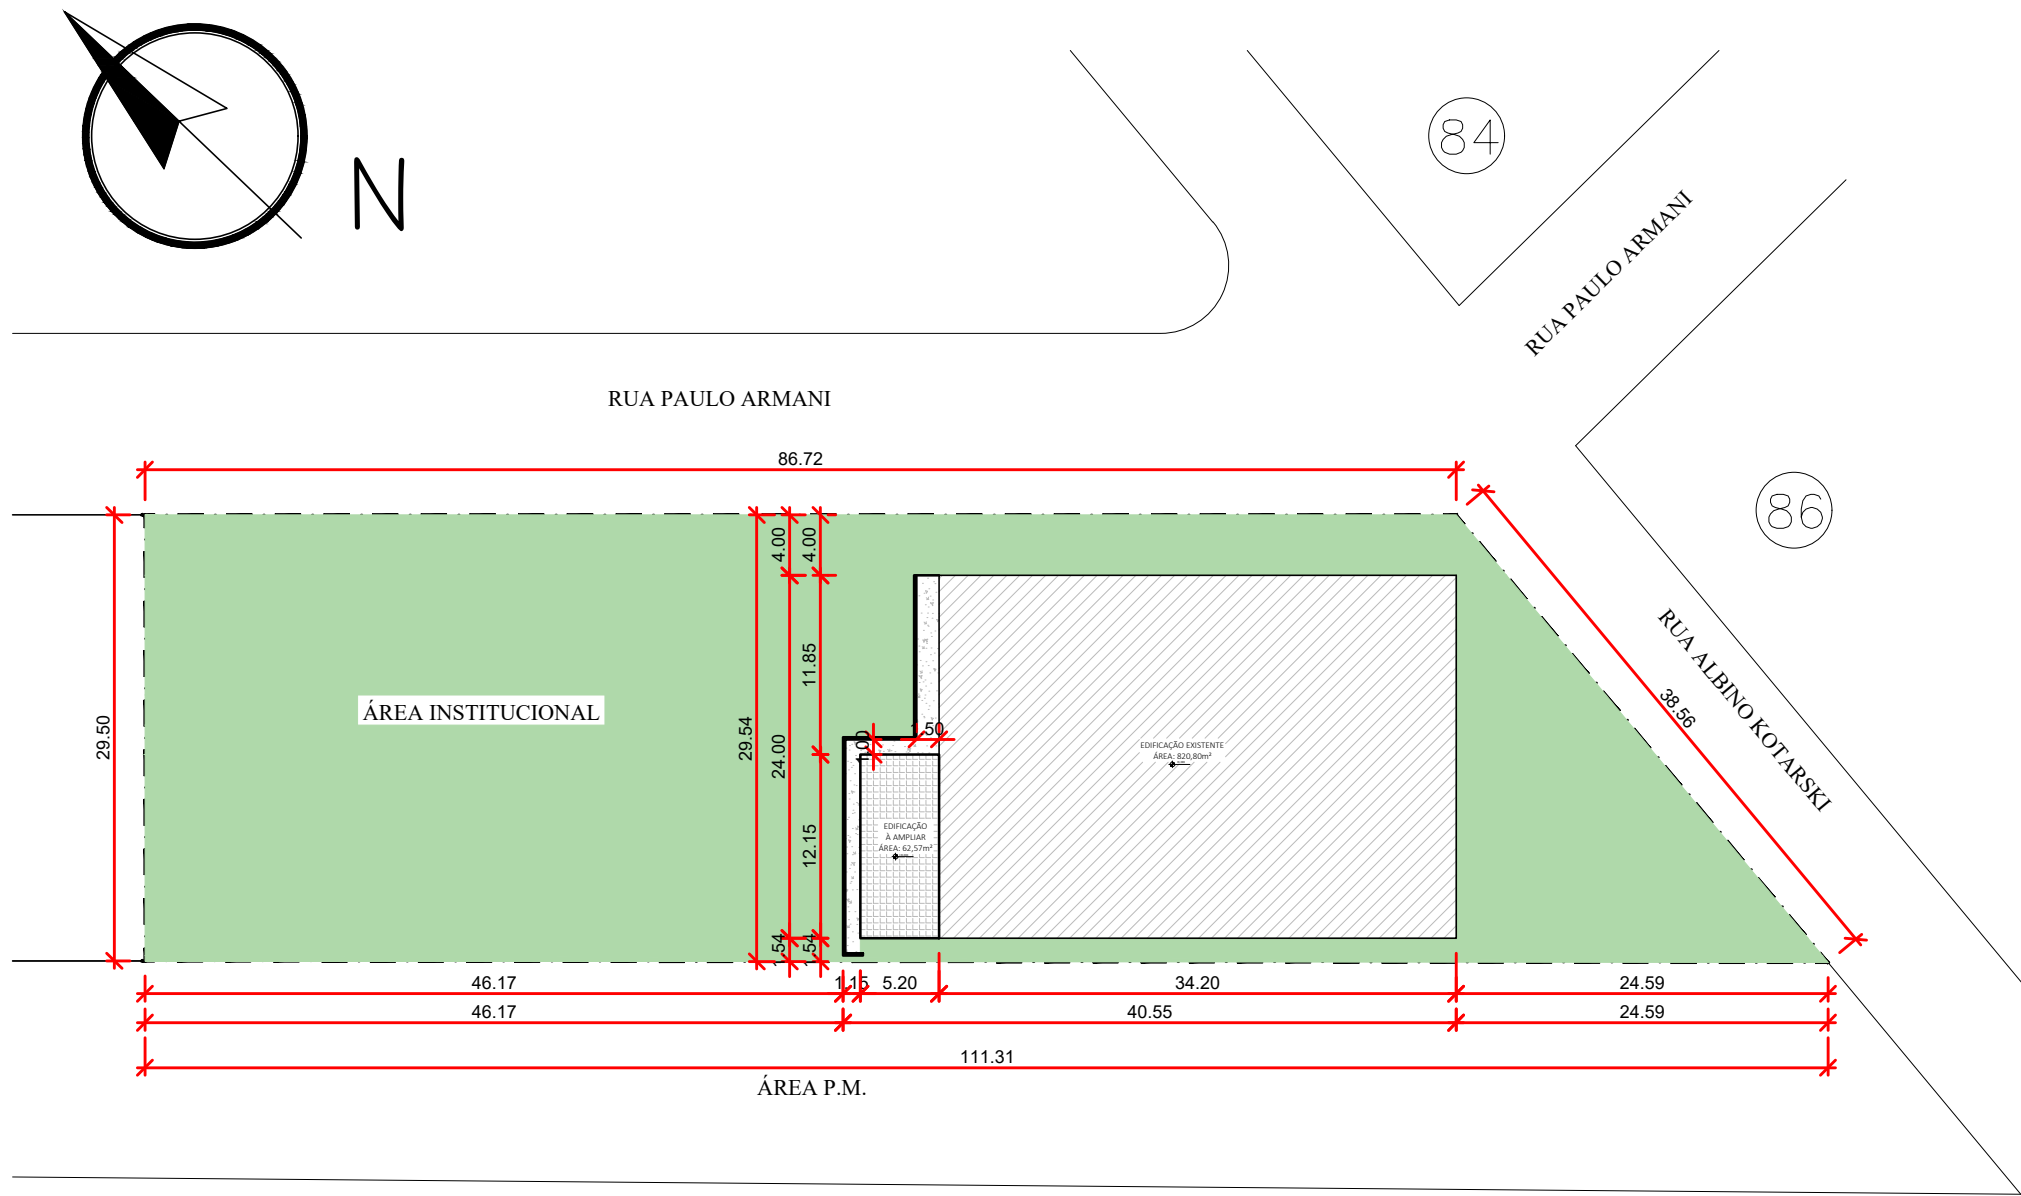


PLANTA DE LOCALIZAÇÃO E SITUAÇÃO

LOTE: ÁREA INSTITUCIONAL, RUA ALBINO KOTARSKI, BAIRRO JARDIM FLORESTA, PLANALTO-PR


ÁREA DO LOTE: 2.922,71m²

ESCALA: 1:500

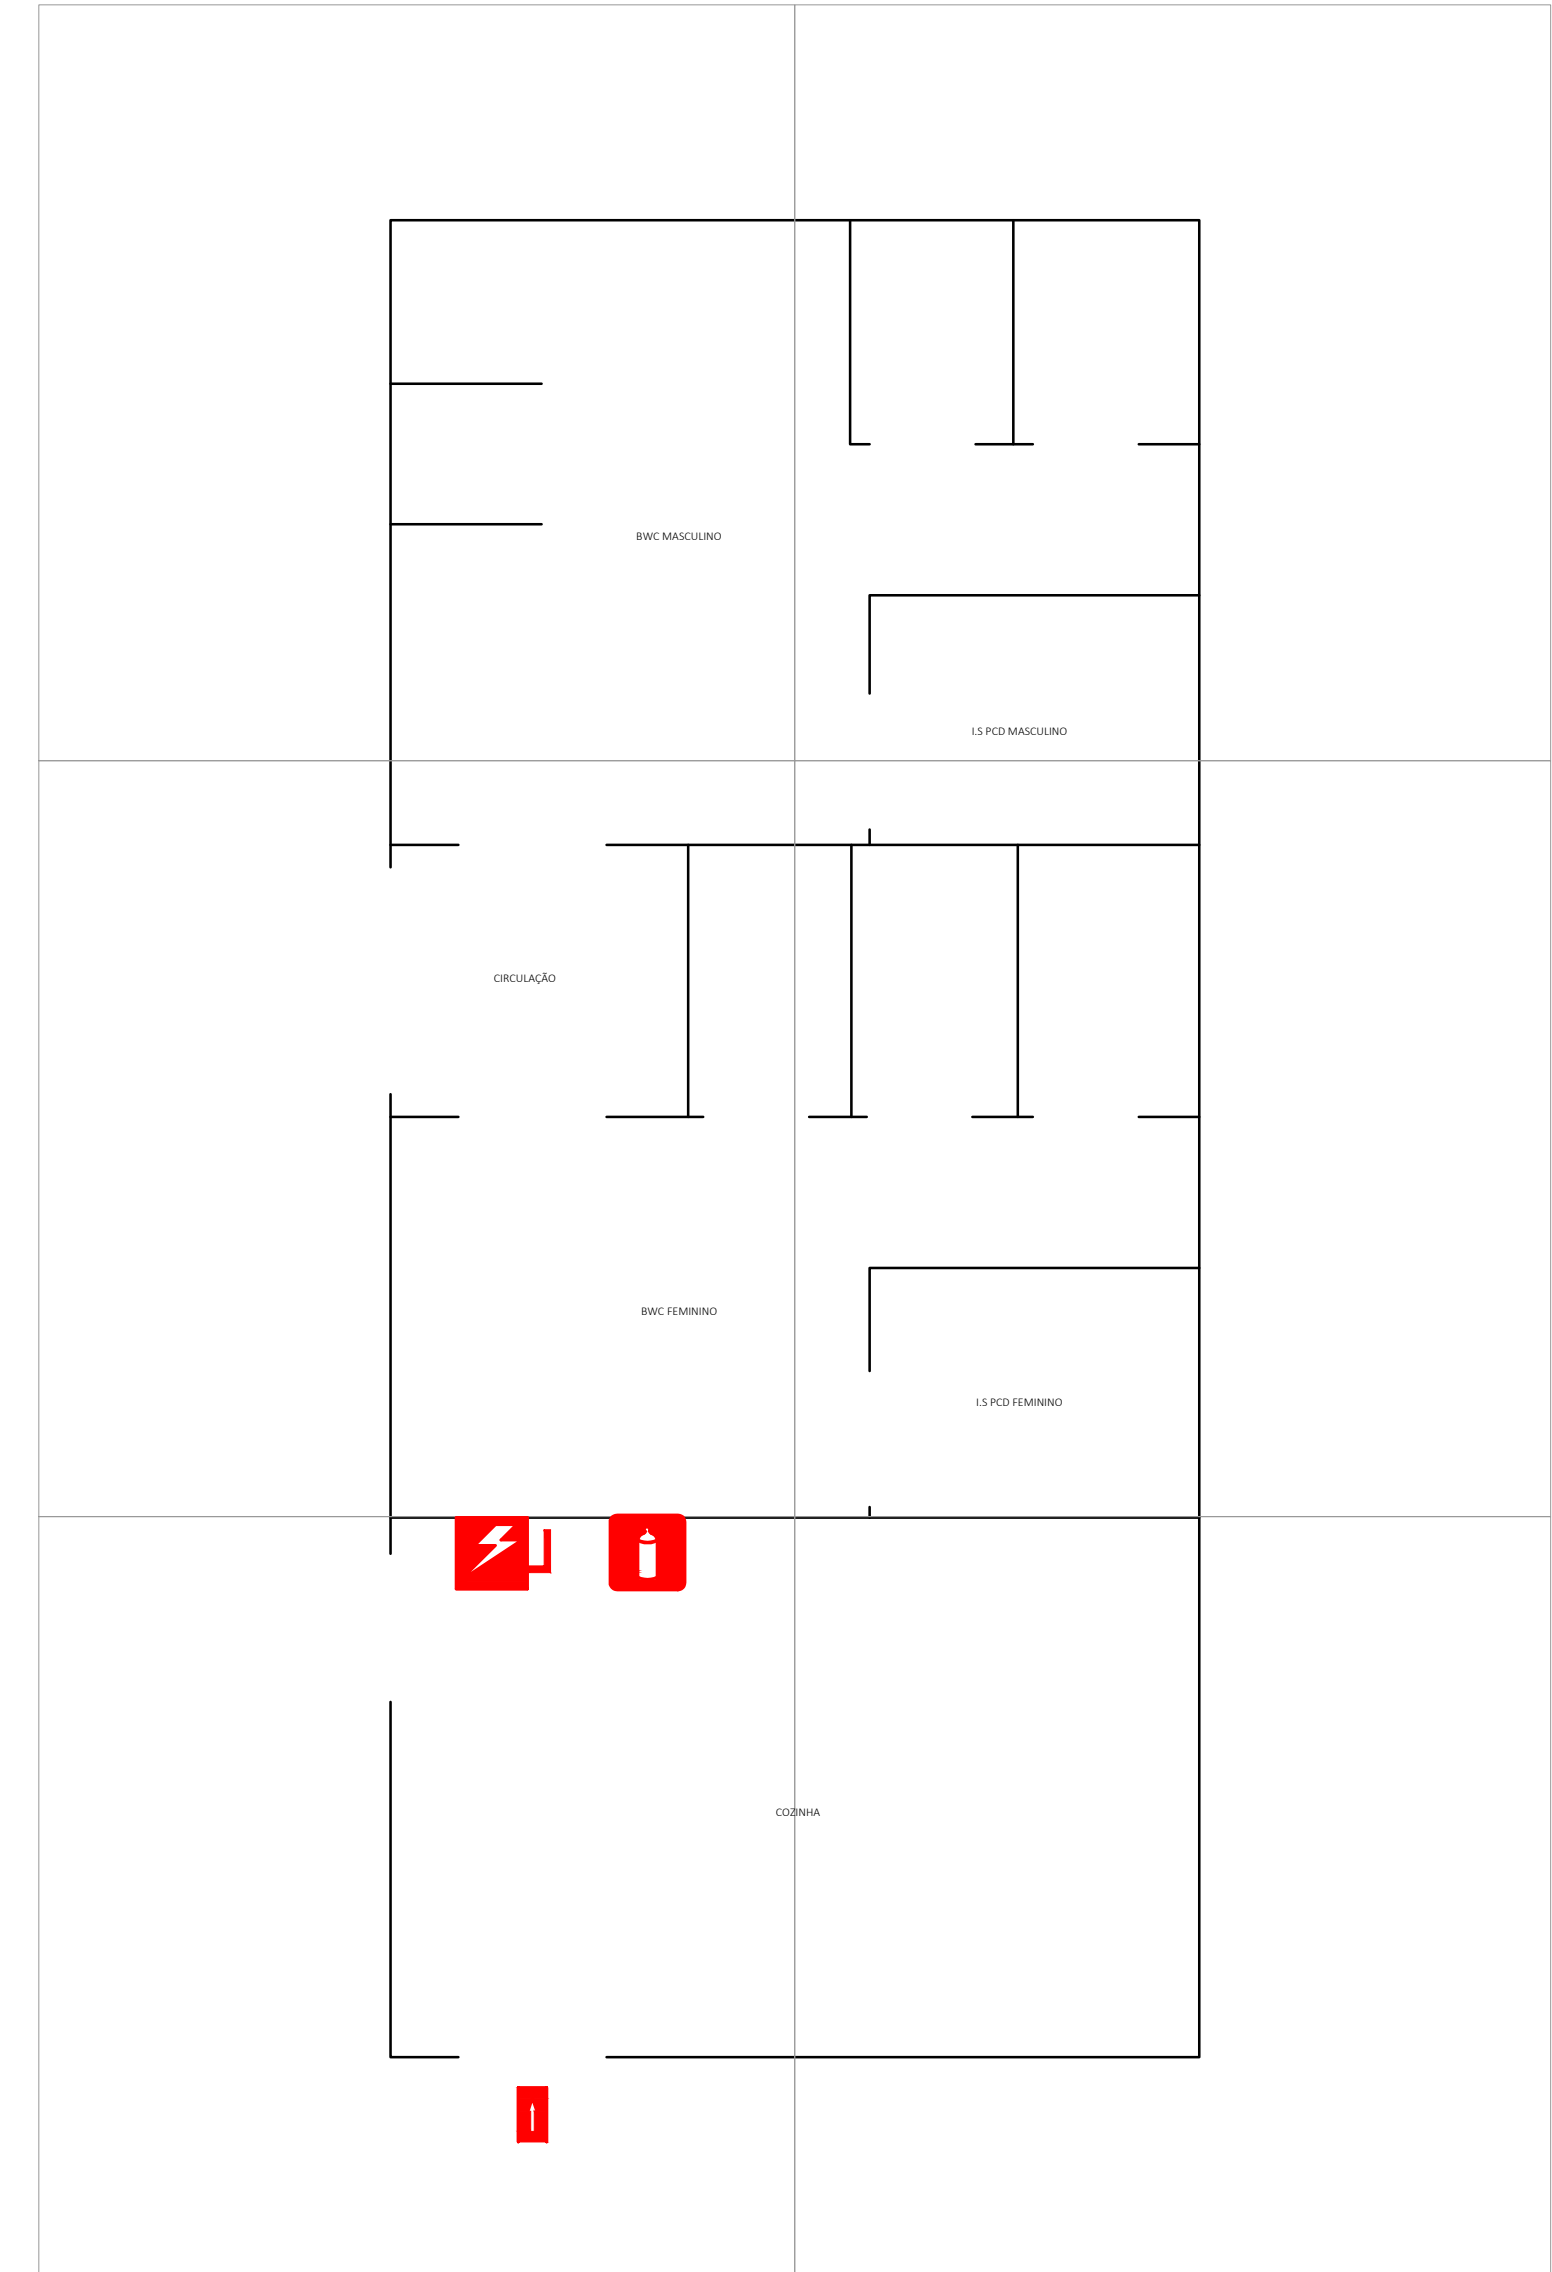

PLANTA DE RISCO

ESCALA: 1:100

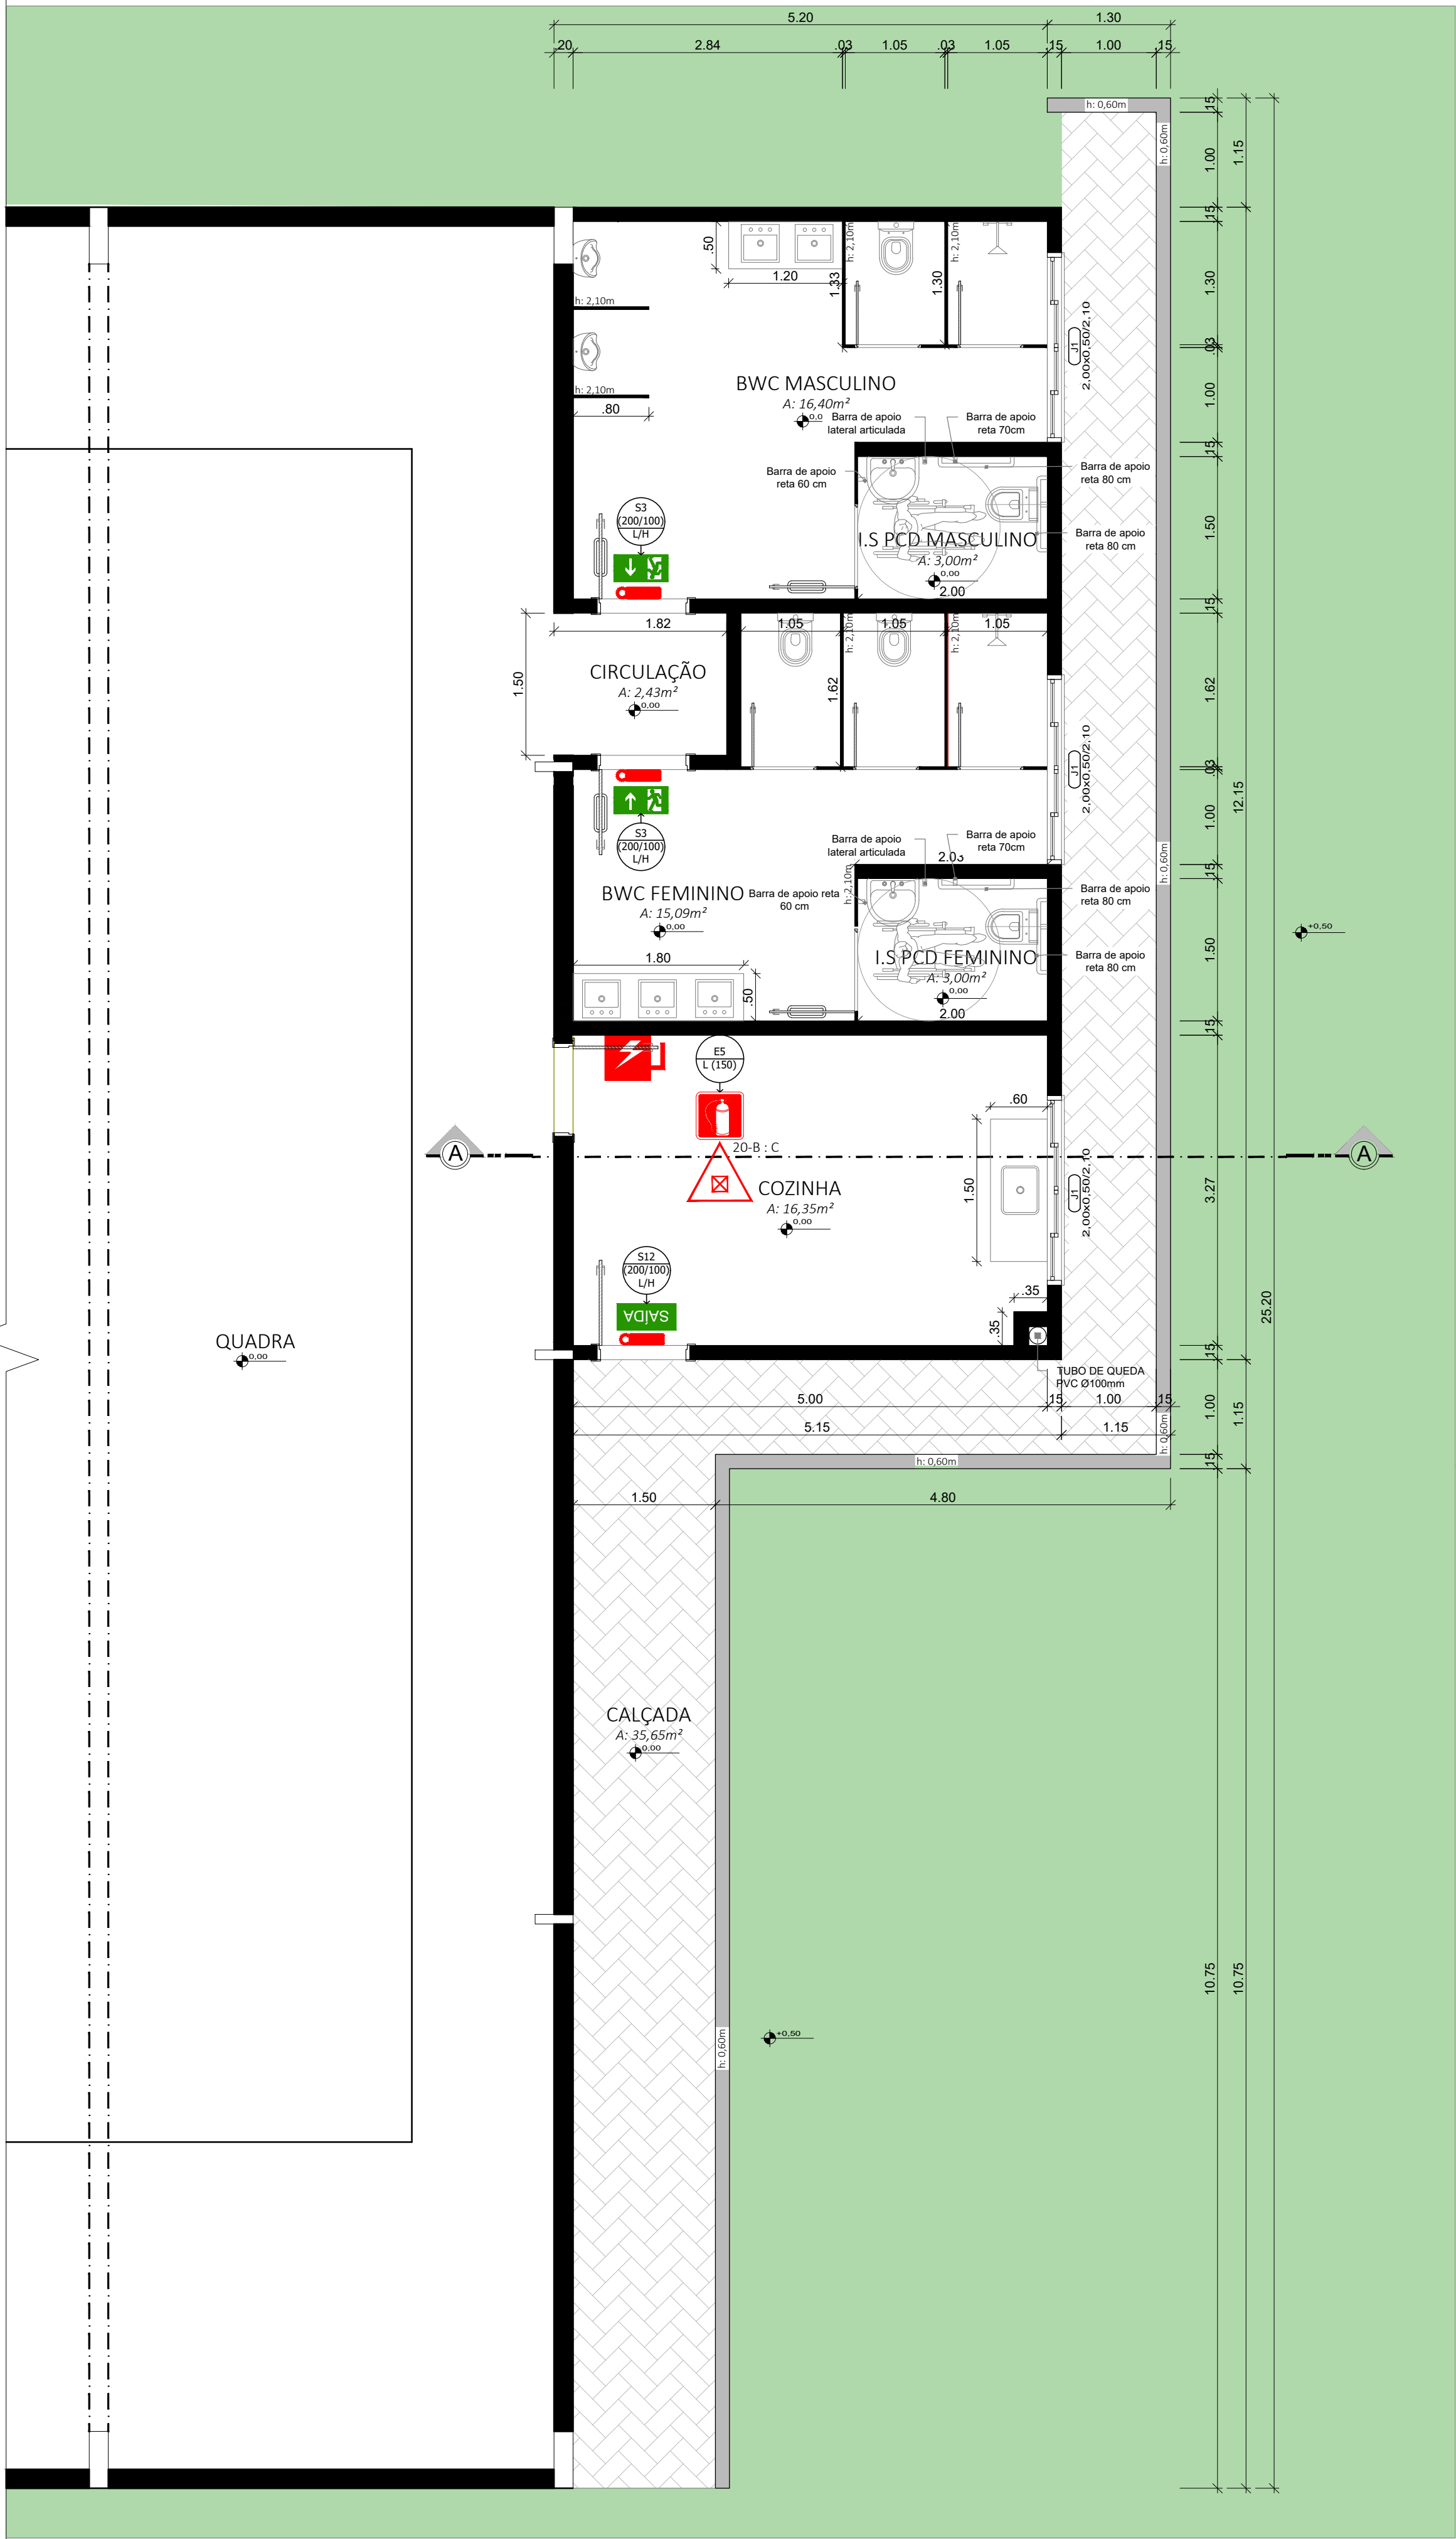

PLANTA BAIXA

ÁREA A SER AMPLIADA: 62,57m²

ESCALA: 1:50

SÍMBOLOS GRÁFICOS			
SINALIZAÇÃO CONTRA INCÊNDIO E PÂNICO			
CÓDIGO	SÍMBOLO	FORMA E COR	APLICAÇÃO
E5		SÍMBOLO QUADRADO FUNDO VERDE PICTOGRAMA: FOTOLUMINESCENTE	Indicação de localização dos extintores de incêndio
LEGENDA			
PONTOS DE LUZ DE EMERGÊNCIA E EQUIPAMENTOS DE COMBATE A INCÊNDIO			
	Ponto de Iluminação de Emergência.		
	Extintor Portátil Carga de pó 20-B : C.		

- SAÍDAS DE EMERGÊNCIA
- SÍMBOLO: RETANGULAR
 - FUNDO: VERDE
 - PICTOGRAMA: FOTOLUMINESCENTE
-
- INDICAÇÃO DE UMA SAÍDA DE EMERGÊNCIA A SER AFIXADA ACIMA DA PORTA, PARA INDICAR O SEU ACESSO - (NPT 020-11 1 CÔD S3)
-
- INDICAÇÃO DE SAÍDA DE EMERGÊNCIA
 - LETRA SUPERIOR A 50mm
 - (NPT 020-11 - CÔD S12/S13/S14)

SINALIZAÇÃO DE ORIENTAÇÃO E SALVAMENTO

SEM ESCALA


- EXTINTORES
- CHAVE ELÉTRICA PRINCIPAL
- ENTRADA PARA O CB

"O autor do projeto e o responsável técnico, são responsáveis civil e administrativamente por todas as informações prestadas no presente projeto, bem como pelo atendimento das especificações constantes no CPI-CB/PMPP e normas brasileiras vigentes, sujeitando-se às sanções legais decorrentes de eventuais prejuízos de terceiros"



IDENTIFICAÇÃO DA EDIFICAÇÃO E/OU ÁREA DE RISCO						
Pavimento ou Setor	Ocupação	C1 (M/m²)	Nº de Pavimentos	Pé direito (m)	Área (m²)	
PVTO TÉRREO	EDUCACIONAL E CULTURA FISICA E- 3 ESPAÇO PARA CULTURA FISICA	300	01	2.90m	62,57m²	
Altura	0,00 m	Risco	RL	Área Existente	-	Área Total 62,57m²
MEDIDAS DE SEGURANÇA CONTRA INCÊNDIO						
☐	Acesso de viaturas do Corpo de Bombeiros	☒	Iluminação de emergência			
☐	Separação entre edificações	☐	Detecção de incêndio			
☐	Segurança estrutural nas edificações	☒	Sinalização de emergência			
☐	Compartilhamento horizontal/vertical	☒	Extintores de incêndio			
☐	Controle de material de acabamento	☐	Hidrantes e mangotinhos			
☒	Saídas de emergência	☐	Chuveiros automáticos			
☐	Elevador de emergência	☐	Resfriamento			
☐	Controle de fumaça	☐	Brigada de incêndio			
☐	Plano de emergência	☐	Sistema fixo de gases limpos			
Reservatórios	Inferior	0,00m³	Superior	0,00m³	RTI	0,00m³
				SPK	0,00	

HISTÓRICO DE ATUALIZAÇÃO/SUBSTITUIÇÃO DO PSCIP		
Data	Discriminação da atualização/substituição	Nº do PSCIP

Obra/Endereço: AMPLIAÇÃO QUADRA POLIESPORTIVA RUA ALBINO KOTAESKI, BAIRRO JARDIM FLORESTA, PLANALTO - PR		
Área: 62,57m²	Ocupação: EDUCACIONAL E CULTURA FISICA E-3	Para uso do CBMPR:
Prancha: 01	Conteúdo da Prancha: PLANTA DE SITUAÇÃO PLANTA DE RISCO PLANTA BAIXA	
02		
Proprietário: PREFEITURA MUNICIPAL DE PLANALTO - PR CNPJ: 76.480.526/0001-16		
Escala: INDICADA	Responsável Técnico: HUGO HEWANS LEONARDI, ENGENHEIRO CIVIL - CREA PR 102404/D	Data: 30/04/2024

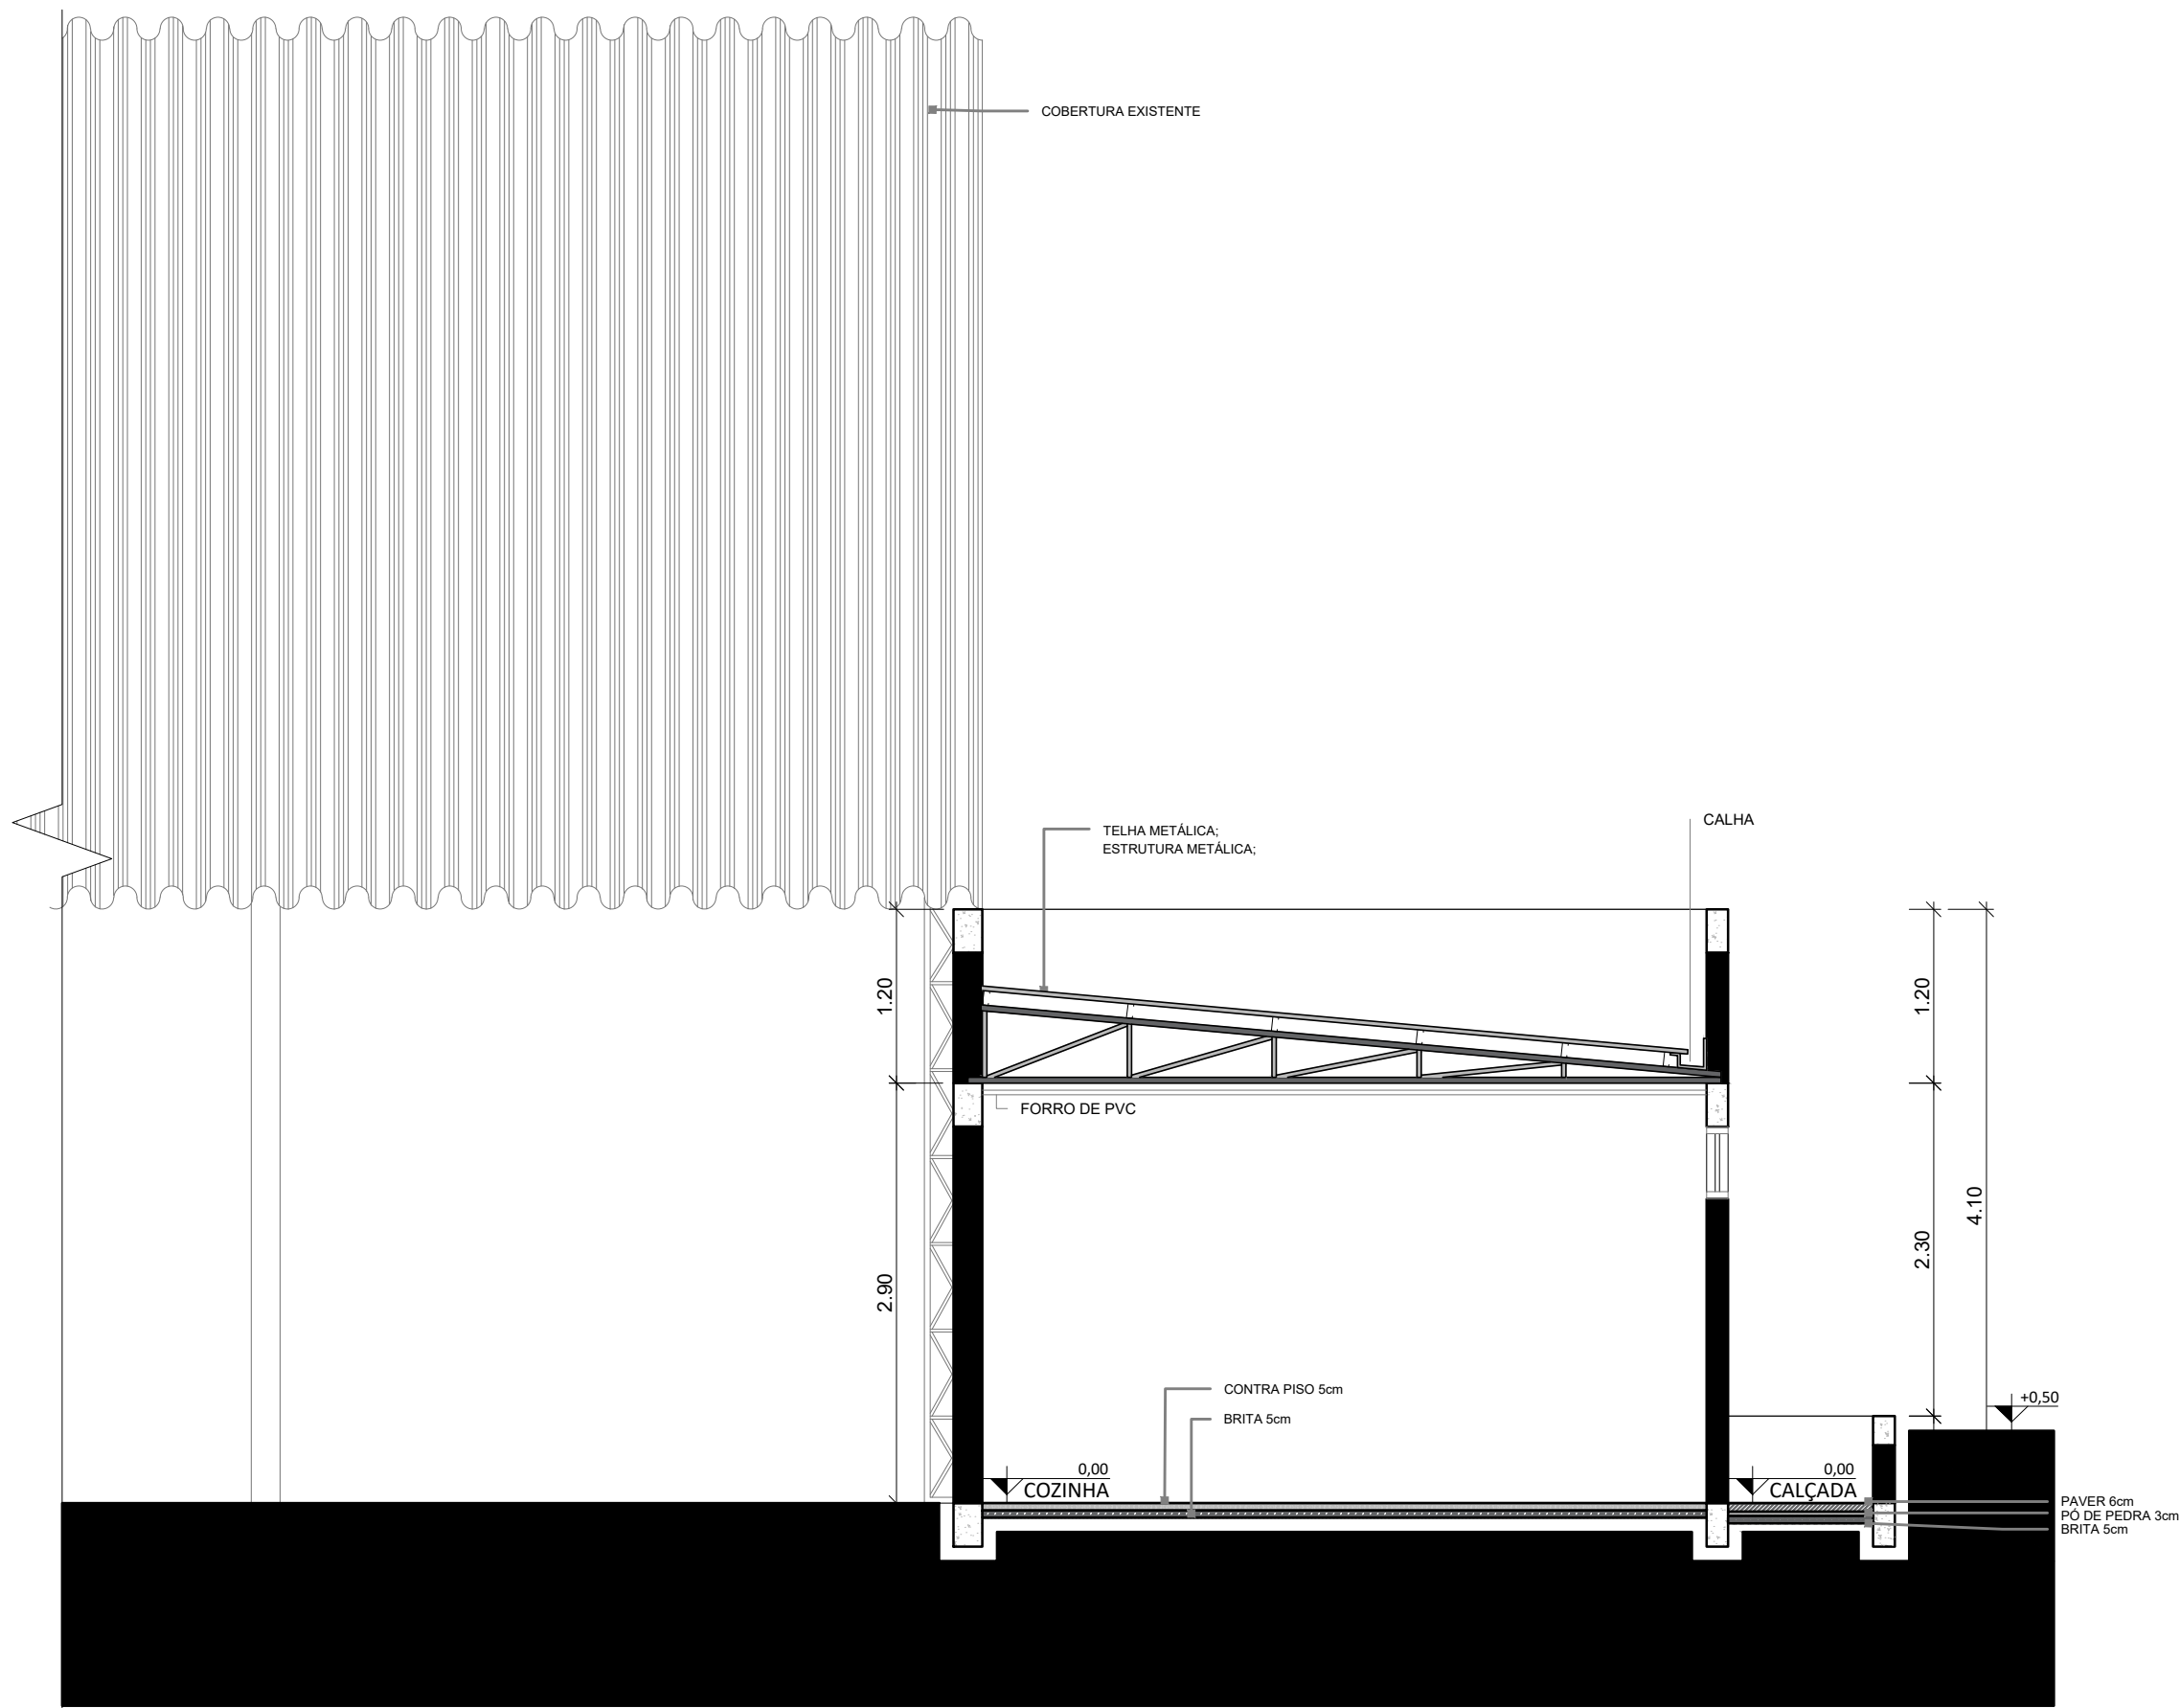

CORTE AA
ESCALA: 1:50

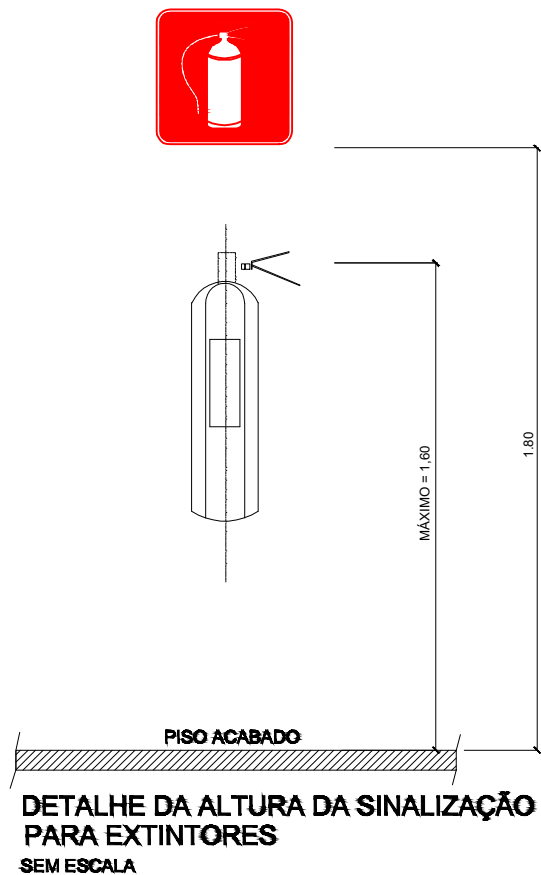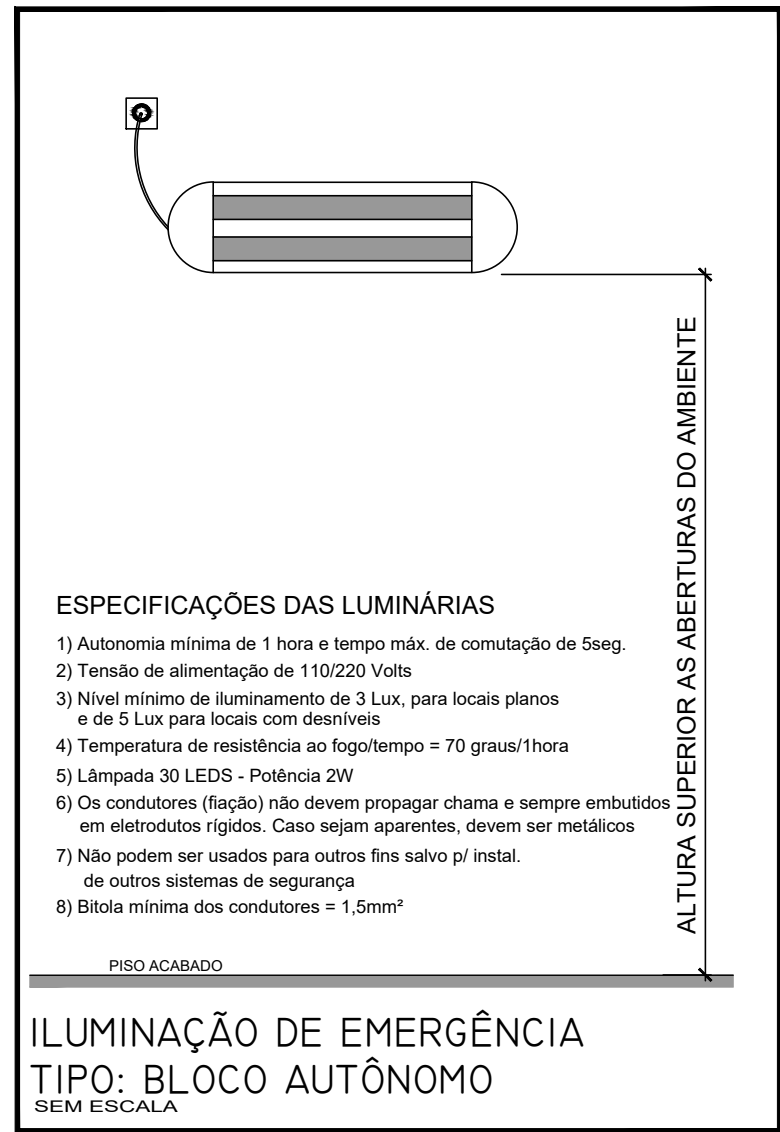

SAÍDA

SÍMBOLO: RETANGULAR
FUNDO: VERDE
MENSAGEM: SAÍDA

- A sinalização deverá obedecer a NPT 20 - Sinalização de Emergência - CSCIP
- As sinalizações básicas de emergência destinadas à orientação e salvamento, alarme de incêndio e equipamentos de combate a incêndio devem possuir efeito fotoluminescente;
- Devem utilizar elemento fotoluminescente para as cores brancas e amarelas dos símbolos, faixas e outros empregados para indicar:
 - a) sinalizações de orientação e salvamento;
 - b) equipamentos de combate a incêndio e alarme de incêndio;
 - c) sinalização complementar de indicação continuada de rotas de saída;
 - d) sinalização complementar de indicação de obstáculos e de riscos na circulação de rotas de saída.
- Sinalização de orientação e salvamento:
 - a) forma: quadrada ou retangular;
 - b) cor do fundo (cor de segurança): verde;
 - c) cor do símbolo (cor de contraste): fotoluminescente;
 - d) margem (opcional): fotoluminescente.
- Sinalização de equipamentos:
 - a) forma: quadrada ou retangular;
 - b) cor do fundo (cor de segurança): vermelha;
 - c) cor do símbolo (cor de contraste): fotoluminescente;
 - d) margem (opcional): fotoluminescente.

"O autor do projeto e o responsável técnico, são responsáveis civil e administrativamente por todas as informações prestadas no presente projeto, bem como pelo atendimento das especificações constantes no CPI-CB/PMPR e normas brasileiras vigentes, sujeitando-se às sanções legais decorrentes de eventuais prejuízos de terceiros"

IDENTIFICAÇÃO DA EDIFICAÇÃO E/OU ÁREA DE RISCO					
Pavimento ou Setor	Ocupação	C.I (M ² /m ²)	Nº de Pavimentos	Pé direito (m)	Área (m ²)
PVTO TÉRREO	EDUCACIONAL E CULTURA FISICA E- 3 ESPAÇO PARA CULTURA FISICA	300	01	2,90m	62,57m ²
Altura	0,00 m	Risco	RL	Área Existente	-
				Área Total	62,57m ²

MEDIDAS DE SEGURANÇA CONTRA INCÊNDIO								
☐	Acesso de viaturas do Corpo de Bombeiros	☒	Iluminação de emergência					
☐	Separação entre edificações	☐	Deteção de incêndio					
☐	Segurança estrutural nas edificações	☒	Sinalização de emergência					
☐	Compartilhamento horizontal/vertical	☒	Extintores de incêndio					
☐	Controle de material de acabamento	☐	Hidrantes e mangotinhos					
☒	Saídas de emergência	☐	Chuveiros automáticos					
☐	Elevador de emergência	☐	Resfriamento					
☐	Controle de fumaça	☐	Brigada de incêndio					
☐	Plano de emergência	☐	Sistema fixo de gases limpos					
Reservatórios	Inferior	0,00m ²	Superior	0,00m ²	RTI	0,00m ²	SPK	0,00

HISTÓRICO DE ATUALIZAÇÃO/SUBSTITUIÇÃO DO PSCIP		
Data	Discriminação da atualização/substituição	Nº do PSCIP

Obra/Endereço: AMPLIAÇÃO QUADRA POLIESPORTIVA RUA ALBINO KOTAESKI, BAIRRO JARDIM FLORESTA, PLANALTO - PR			
Área:	62,57m ²	Ocupação: EDUCACIONAL E CULTURA FISICA E-3	Para uso do CBMPR:
Prancha:	Conteúdo da Prancha: CORTE AA		
Proprietário: PREFEITURA MUNICIPAL DE PLANALTO - PR CNPJ: 76.460.526/0001-16			
Escala:	Responsável Técnico:	Data:	
INDICADA	HUGO HEWANS LEONARDI, ENGENHEIRO CIVIL - CREA PR 102404/D	30/04/2024	