


01 PLANTA BAIXA BANHEIRO FEMININO
ESCALA 1/50

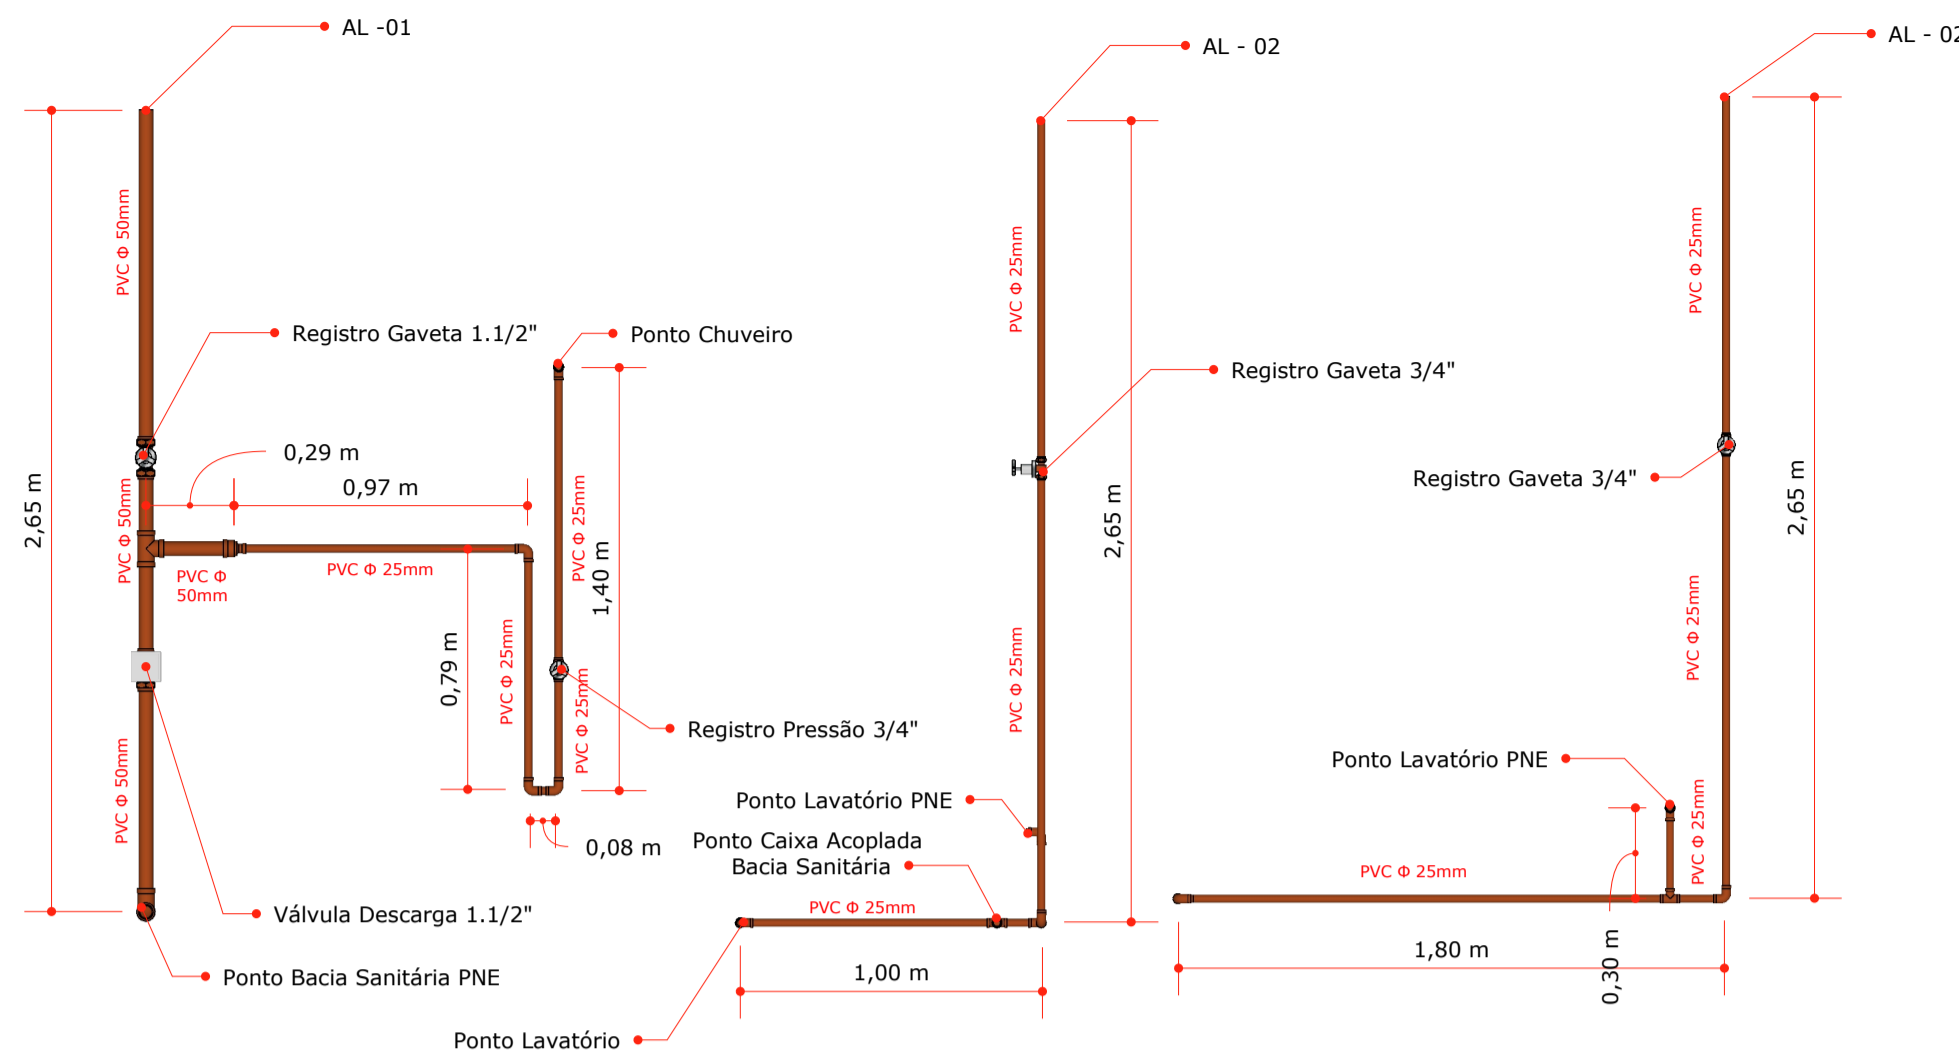

02 ELEVAÇÃO 01
ESCALA 1/50

03 ELEVAÇÃO 02
ESCALA 1/50


04 ELEVAÇÃO 03
ESCALA 1/50

05 DETALHE ISOMETRICO AL-02
S/ ESCALA


06 PLANTA BAIXA SANITÁRIA BWC FEM.
ESCALA 1/50

07 DETALHE ISOMETRICO ESGOTO SANITÁRIO BWC
S/ ESCALA


14 ISOMÉTRICO TUBULAÇÃO LAJE
S/ ESCALA

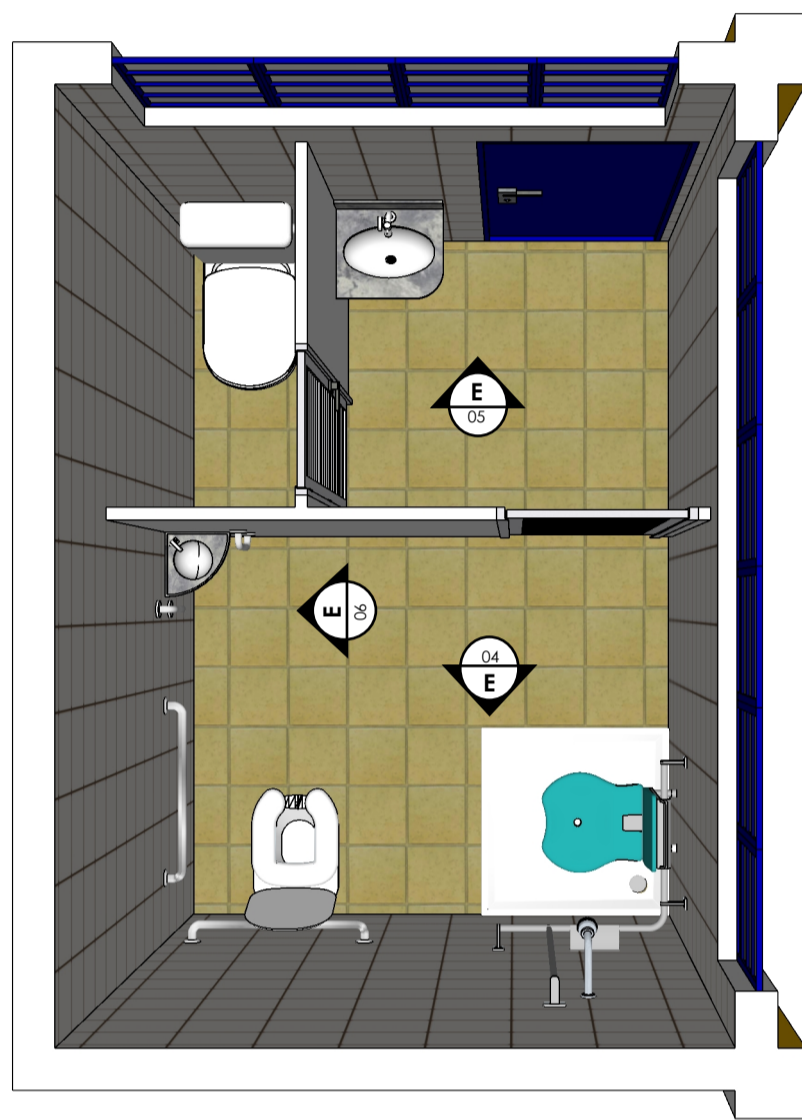

08 PLANTA BAIXA BANHEIRO MASCULINO
ESCALA 1/50

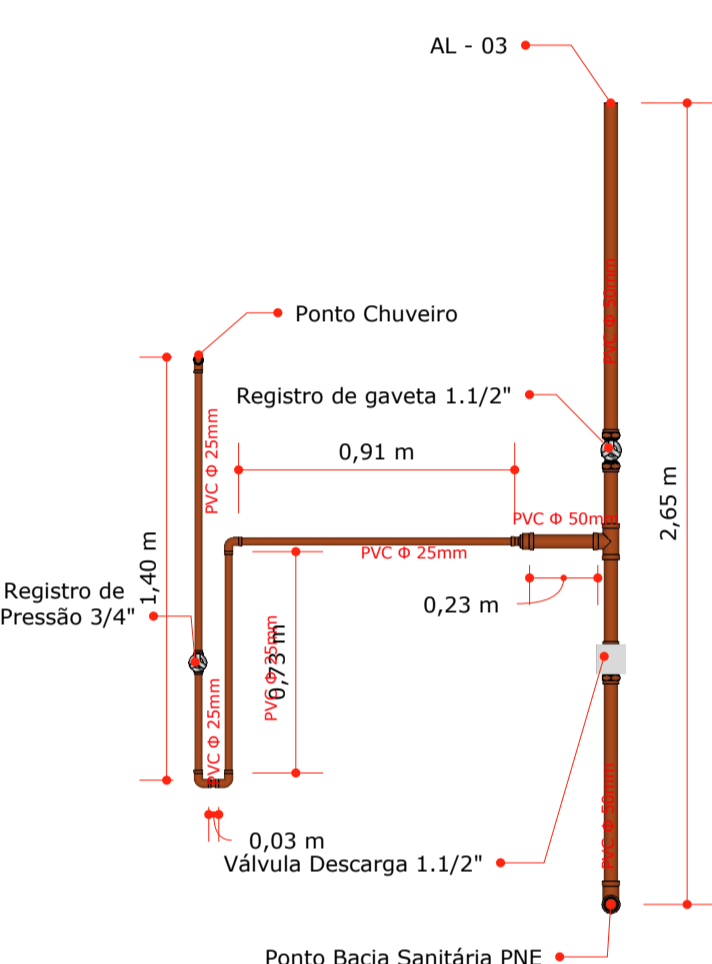


09 ELEVAÇÃO 04 - ÁGUA FRIA
ESCALA 1/50

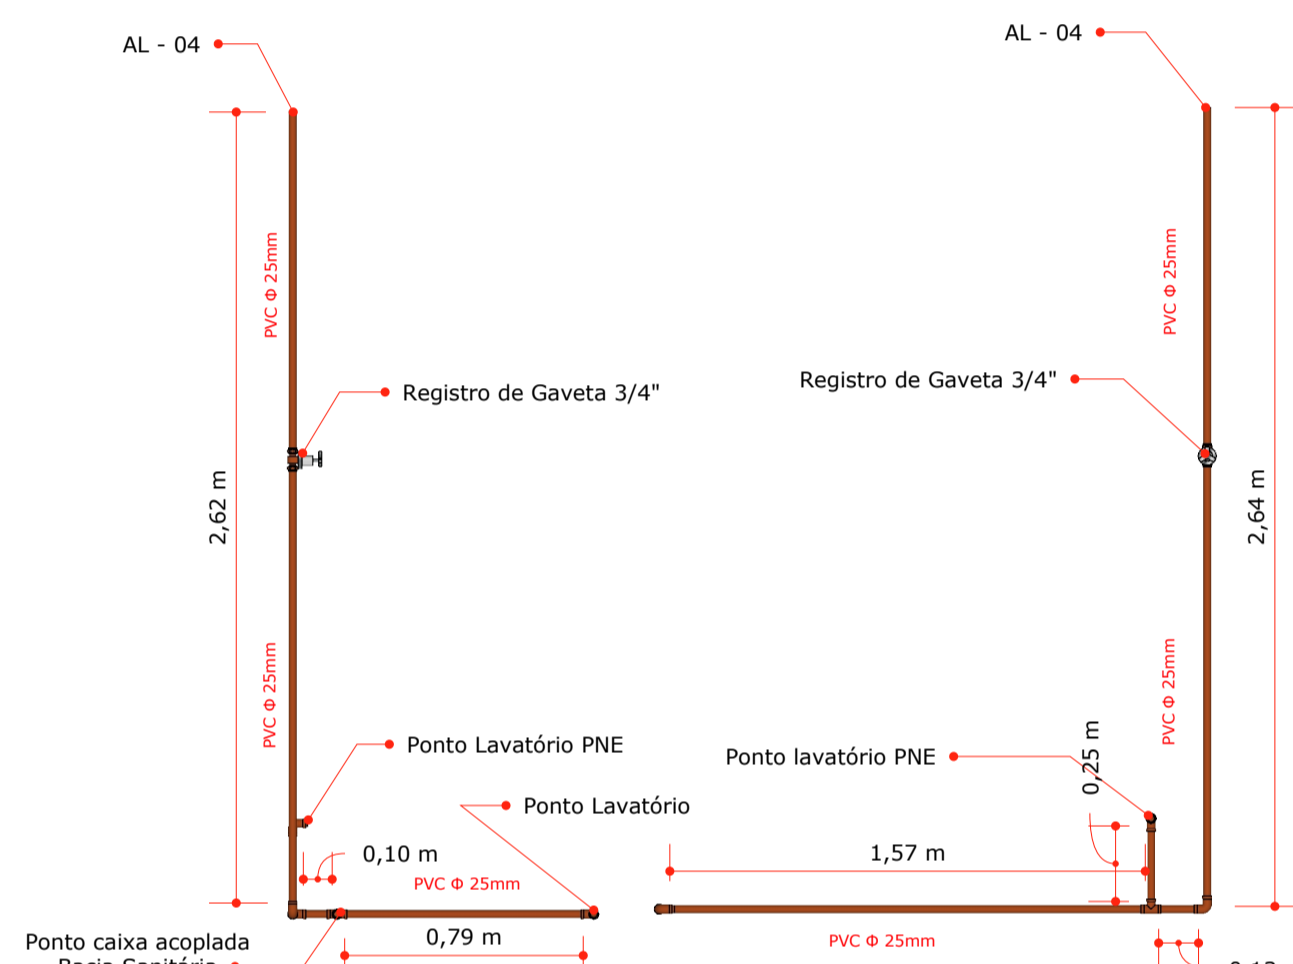


10 ELEVAÇÃO 05 - ÁGUA FRIA
ESCALA 1/50

11 ELEVAÇÃO 06 - ÁGUA FRIA
ESCALA 1/50

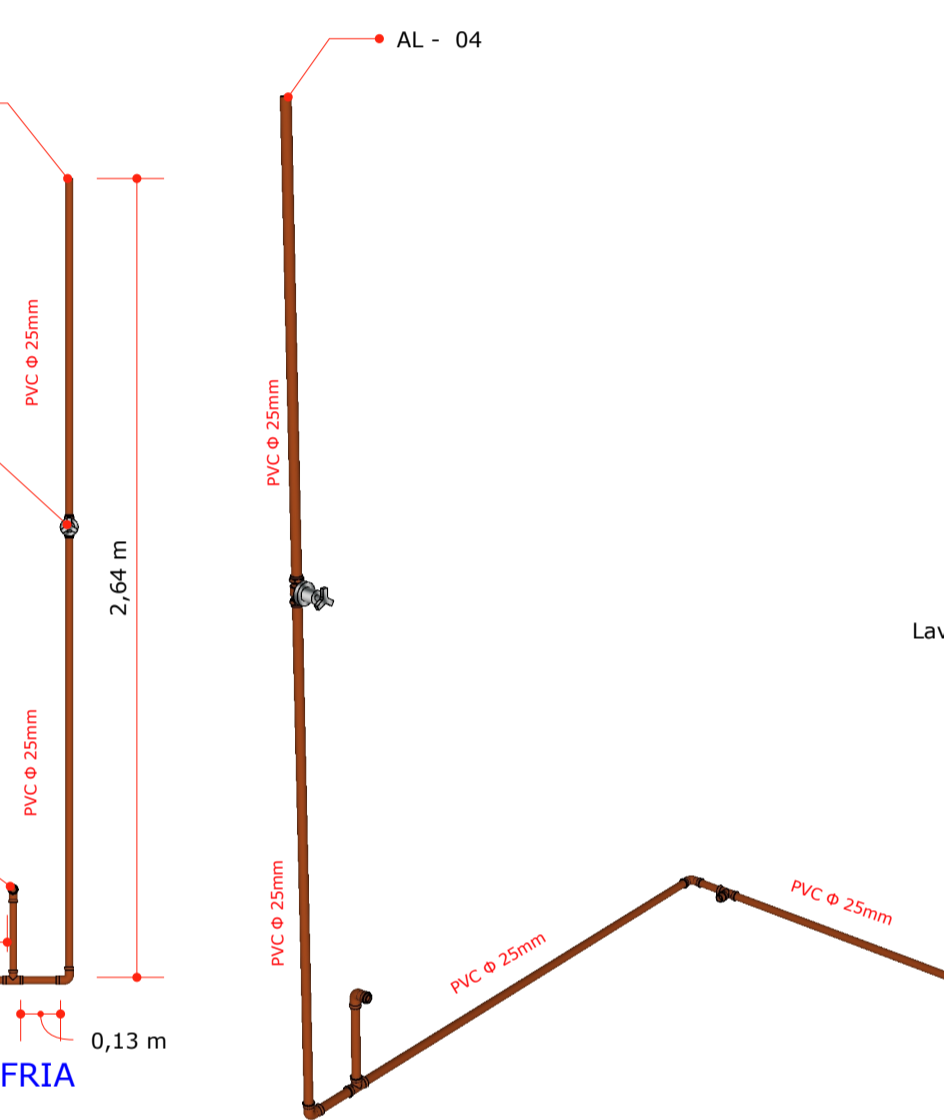


12 DETALHE ISOMETRICO AL-4 - ÁGUA FRIA
S/ ESCALA

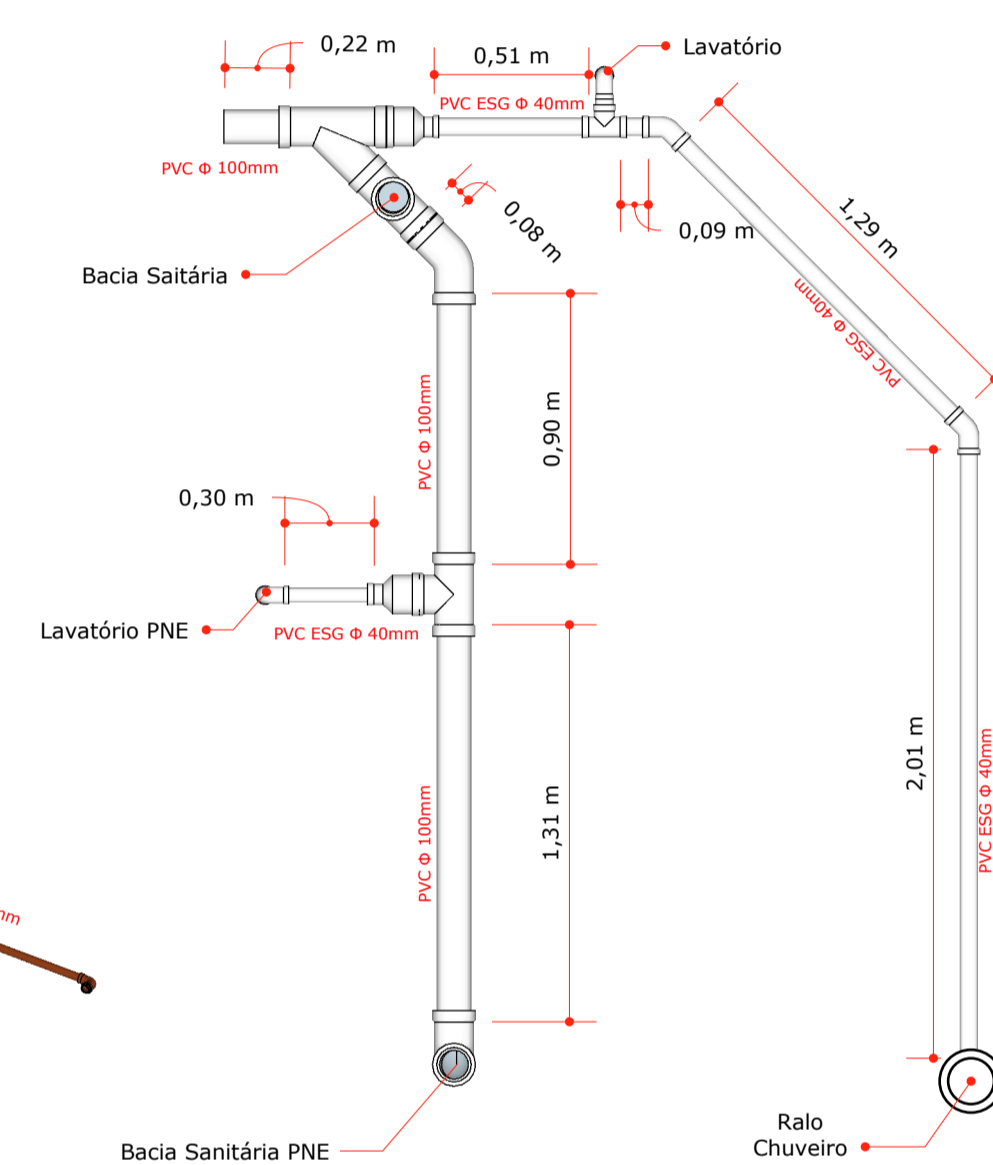


13 PLANTA BAIXA SANITÁRIA BWC MASC.
S/ ESCALA

PEÇAS E TUBULAÇÕES ÁGUA FRIA		
Peças	Unidade	Total
Adaptador com Flange 1.1/2"	und	2,00
Adaptador com Flange 3/4"	und	1,00
Joelho 90° PVC Soldável 25mm	und	16,00
Joelho 90° PVC Soldável 25mm com bucha de latão	und	7,00
Joelho 90° PVC Soldável 50mm	und	8,00
Luva PVC Soldável 50mm	und	2,00
Luva de Redução PVC Soldável 50x25mm	und	2,00
Registro Esfera Soldável 1.1/2"	und	2,00
Registro Gaveta 1.1/2" c/ Acabamento	und	2,00
Registro Gaveta 3/4" c/ Acabamento	und	3,00
Registro Pressão 3/4" c/ Acabamento	und	2,00
Registro Esfera Soldável 3/4"	und	1,00
Te PVC Soldável 25mm	und	4,00
Te PVC Soldável 25mm com bucha de latão	und	2,00
Te PVC Soldável 50mm	und	2,00
Tubo de PVC Soldável 50mm	m	12,50
Tubo de PVC Soldável 25mm	m	33,43
Válvula de Descarga 1.1/2" c/ acabamento	und	2,00

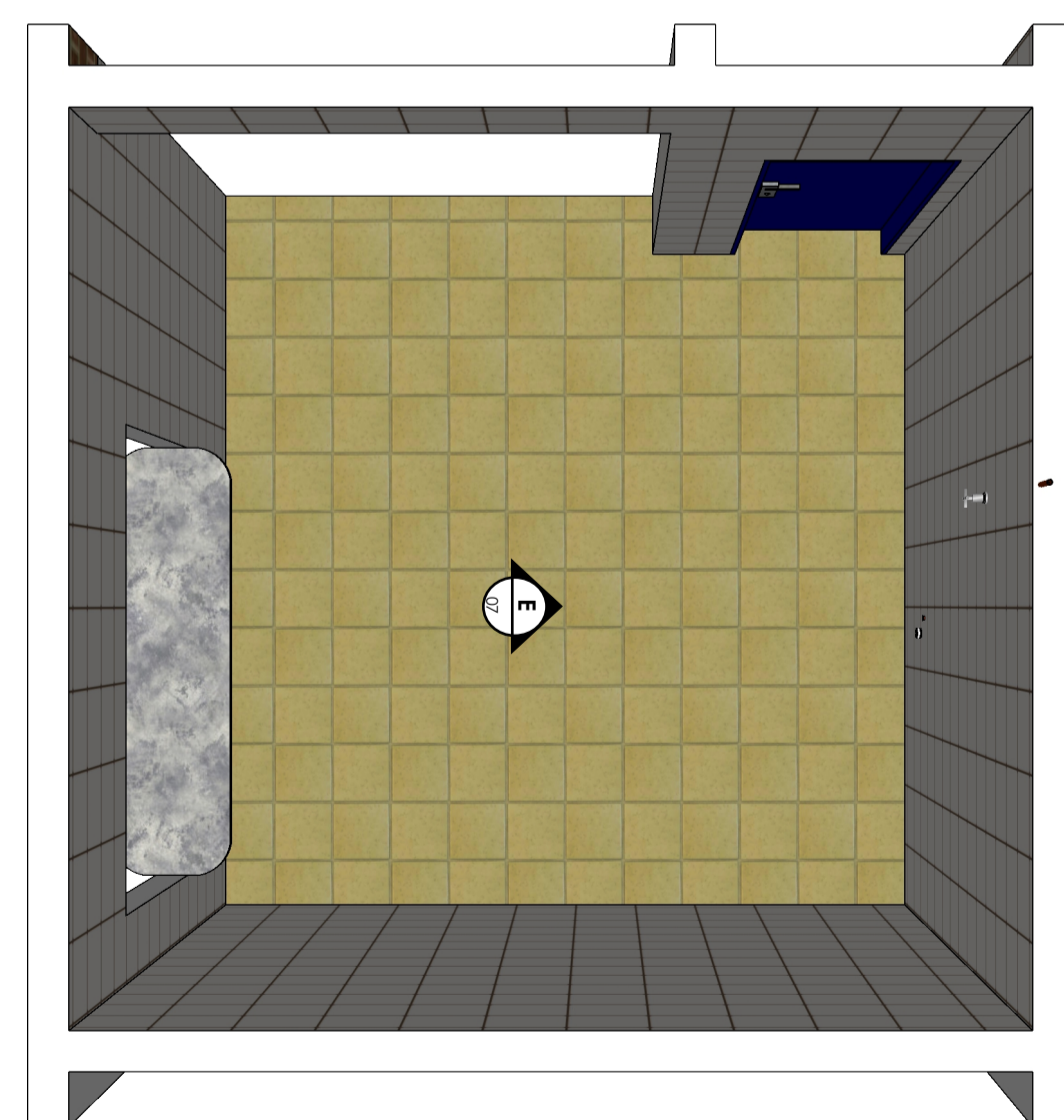


15 PLANTA BAIXA COZINHA
ESCALA 1/50

APARELHOS HIDROSSANITÁRIOS		
Peças	Unidade	Total
Chuveiro	und	2,00
Bacia Sanitária Com Caixa Acoplada	und	2,00
Bacia Sanitária PNE	und	2,00
Cuba Lavatório	und	4,00
Torneira metálica mesa 3/4"	und	5,00
Cuba Lavatório Comum	und	2,00
Engate Flexível 3/4"	und	5,00

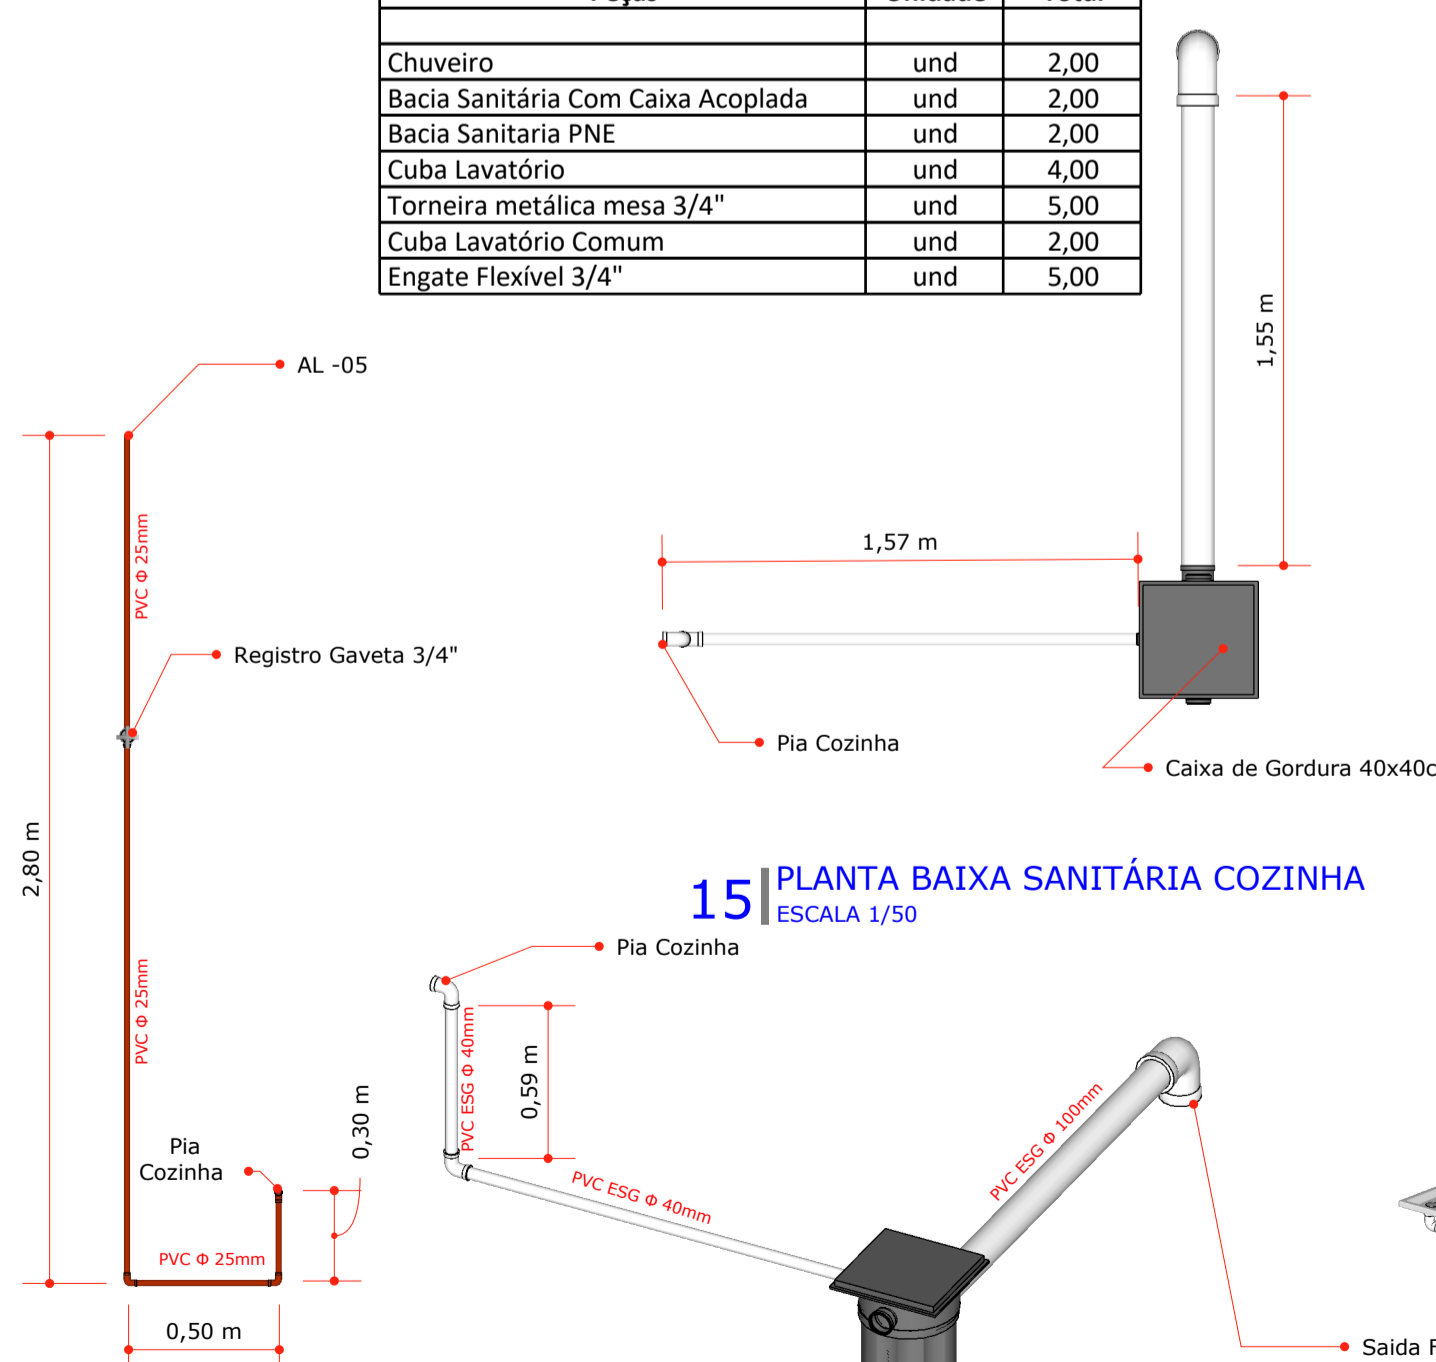

16 ELEVAÇÃO 07 - ÁGUA FRIA
ESCALA 1/50

17 ISOMETRICO SANITÁRIO COZINHA
S/ ESCALA

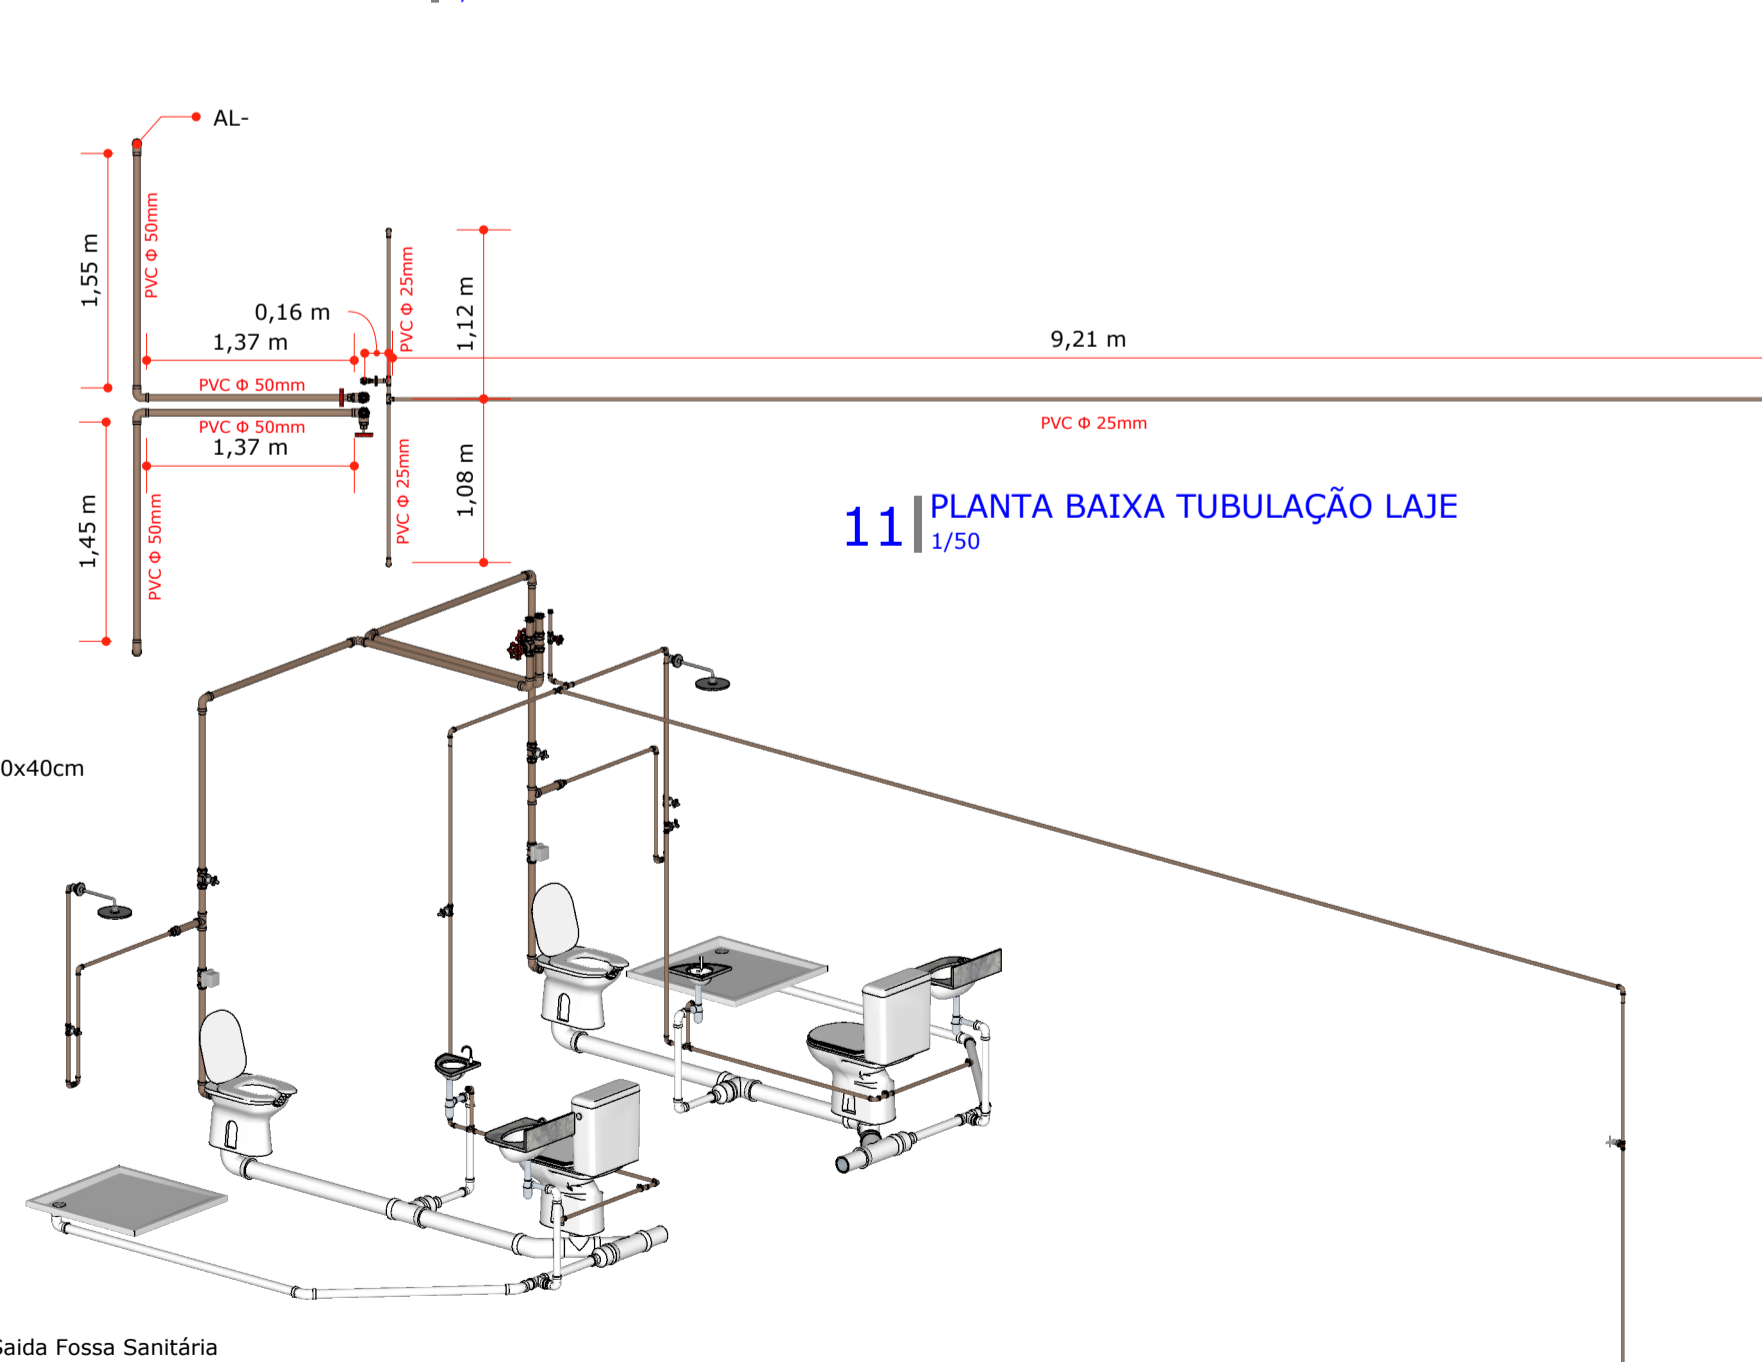

11 PLANTA BAIXA TUBULAÇÃO LAJE
1/50

18 ISOMÉTRICO GERAL HIDROSSANITÁRIO
S/ ESCALA

PEÇAS E TUBULAÇÕES ESGOTO		
Peças	Unidade	Total
Caixa de Gordura Simples, Circular, Em Concreto Pré-Moldado, Diâmetro Interno= 0,4 M, Altura Interna= 0,4 M	und	1,00
Ralo Sifonada 100x100x40mm	und	2,00
Joelho 45° PVC esg 100mm	und	2,00
Joelho 45° PVC esg 40mm	und	4,00
Joelho 90° PVC esg 100mm	und	3,00
Joelho 90° PVC esg 40mm	und	10,00
Juncão PVC esg 100mm	und	2,00
Redução PVC Branco Para Esgoto 100x50mm	und	4,00
Bucha de Redução Longa PVC Esgoto 50x40mm	und	4,00
Te PVC esg 100mm	und	4,00
Te PVC esg 40mm	und	2,00
Tubo PVC Esq 100mm	m	9,35
Tubo PVC Esq 40mm	m	14,00

MUNICÍPIO DE PLANALTO
ESTADO DO PARANÁ

Gestão 2017/2020

PREFEITO MUNICIPAL	RESPONSÁVEL TÉCNICO
PREFEITURA MUNICIPAL	SAÚDE PÚBLICA
PROPRIETÁRIO MUNICÍPIO DE PLANALTO CNPJ: 76.460.526/0001-16	
OBRA CENTRO MUNICIPAL DA 3ª IDADE	
LOCAL RUA PELOTAS Nº 262, LOTE Nº 01, QUADRA Nº 05, BAIRRO JOÃO ZACCO	
CONTEÚDO PLANTA BAIXA, ELEVAÇÕES E DETALHAMENTOS	
RESPONSÁVEL TÉCNICO FABIO SABINO DA SILVA CREA - PR - 144165/D FONE: (45) 99851-2525	
DESENHO FABIO	ÁREA TOTAL -
DATA 01/06/2020	ESCALA INDICADA
PROJETO HIDROSSANITÁRIO	